

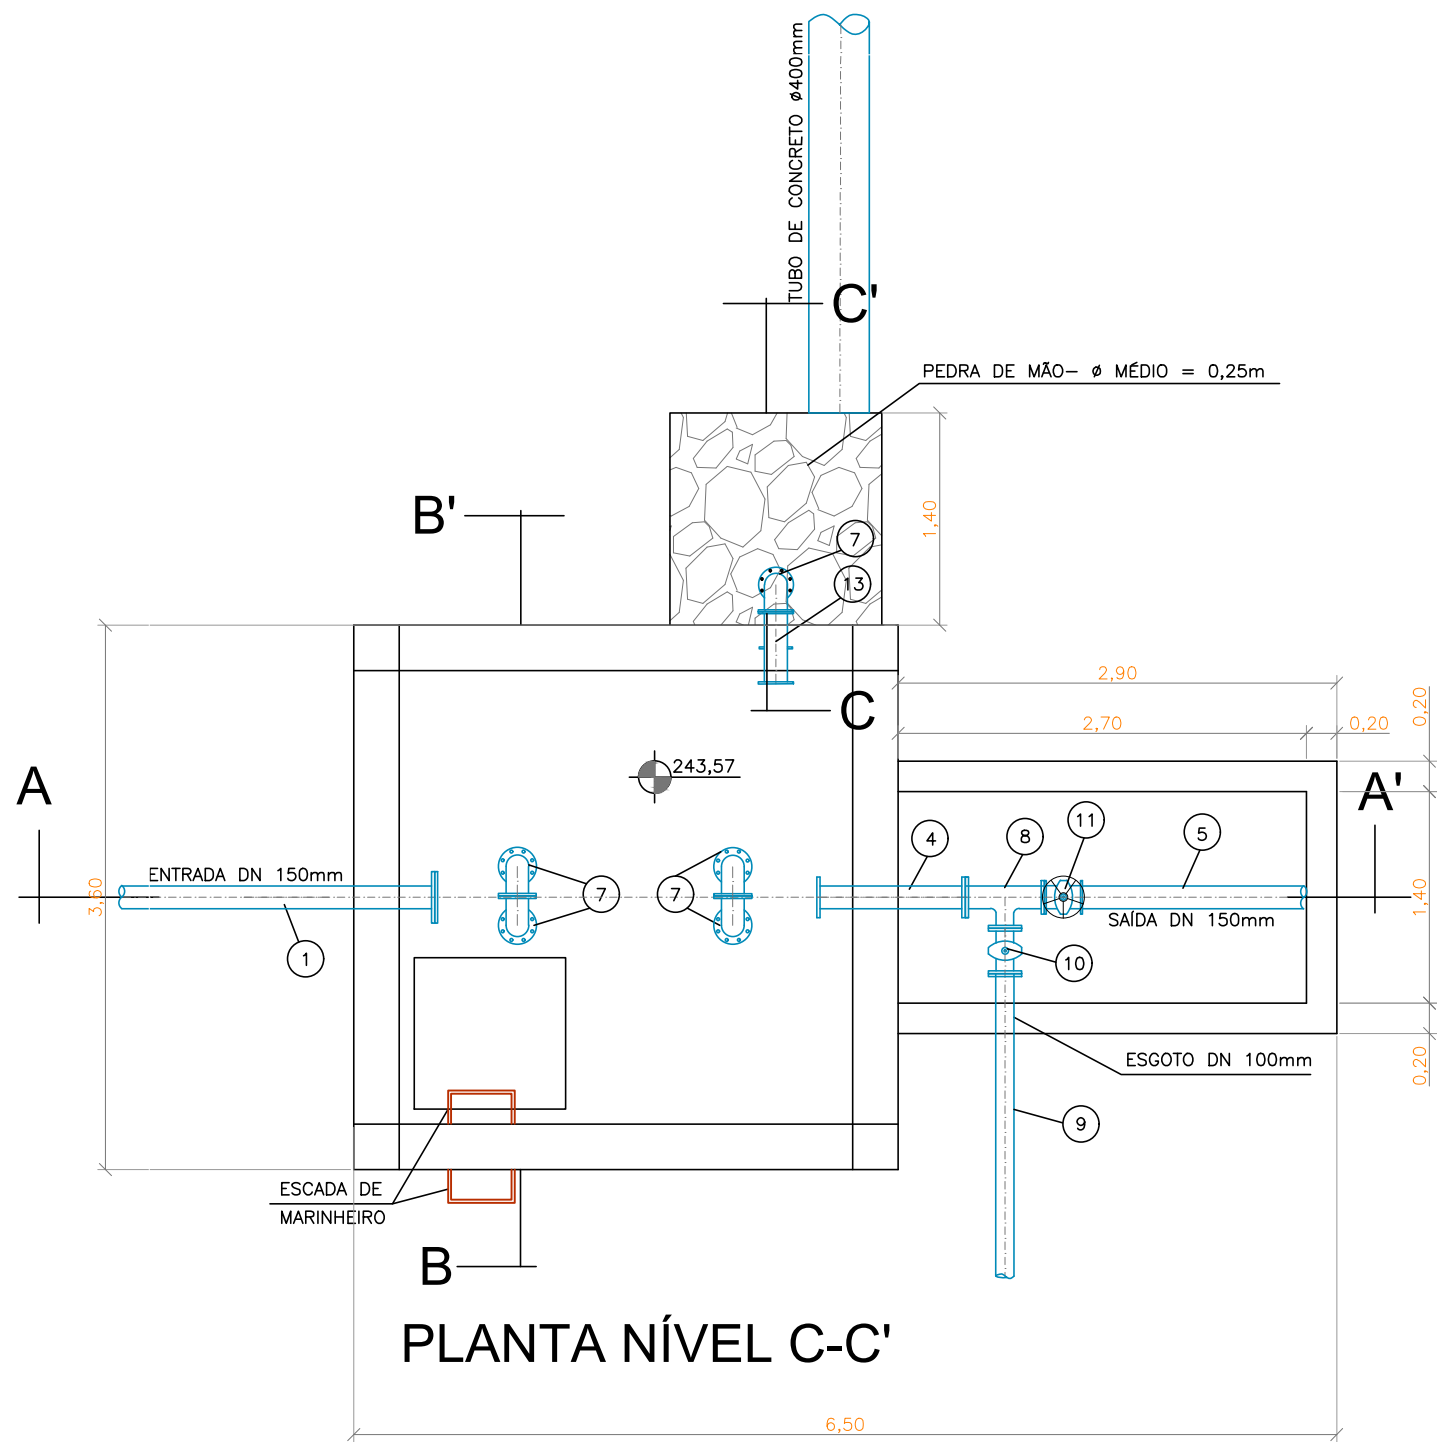
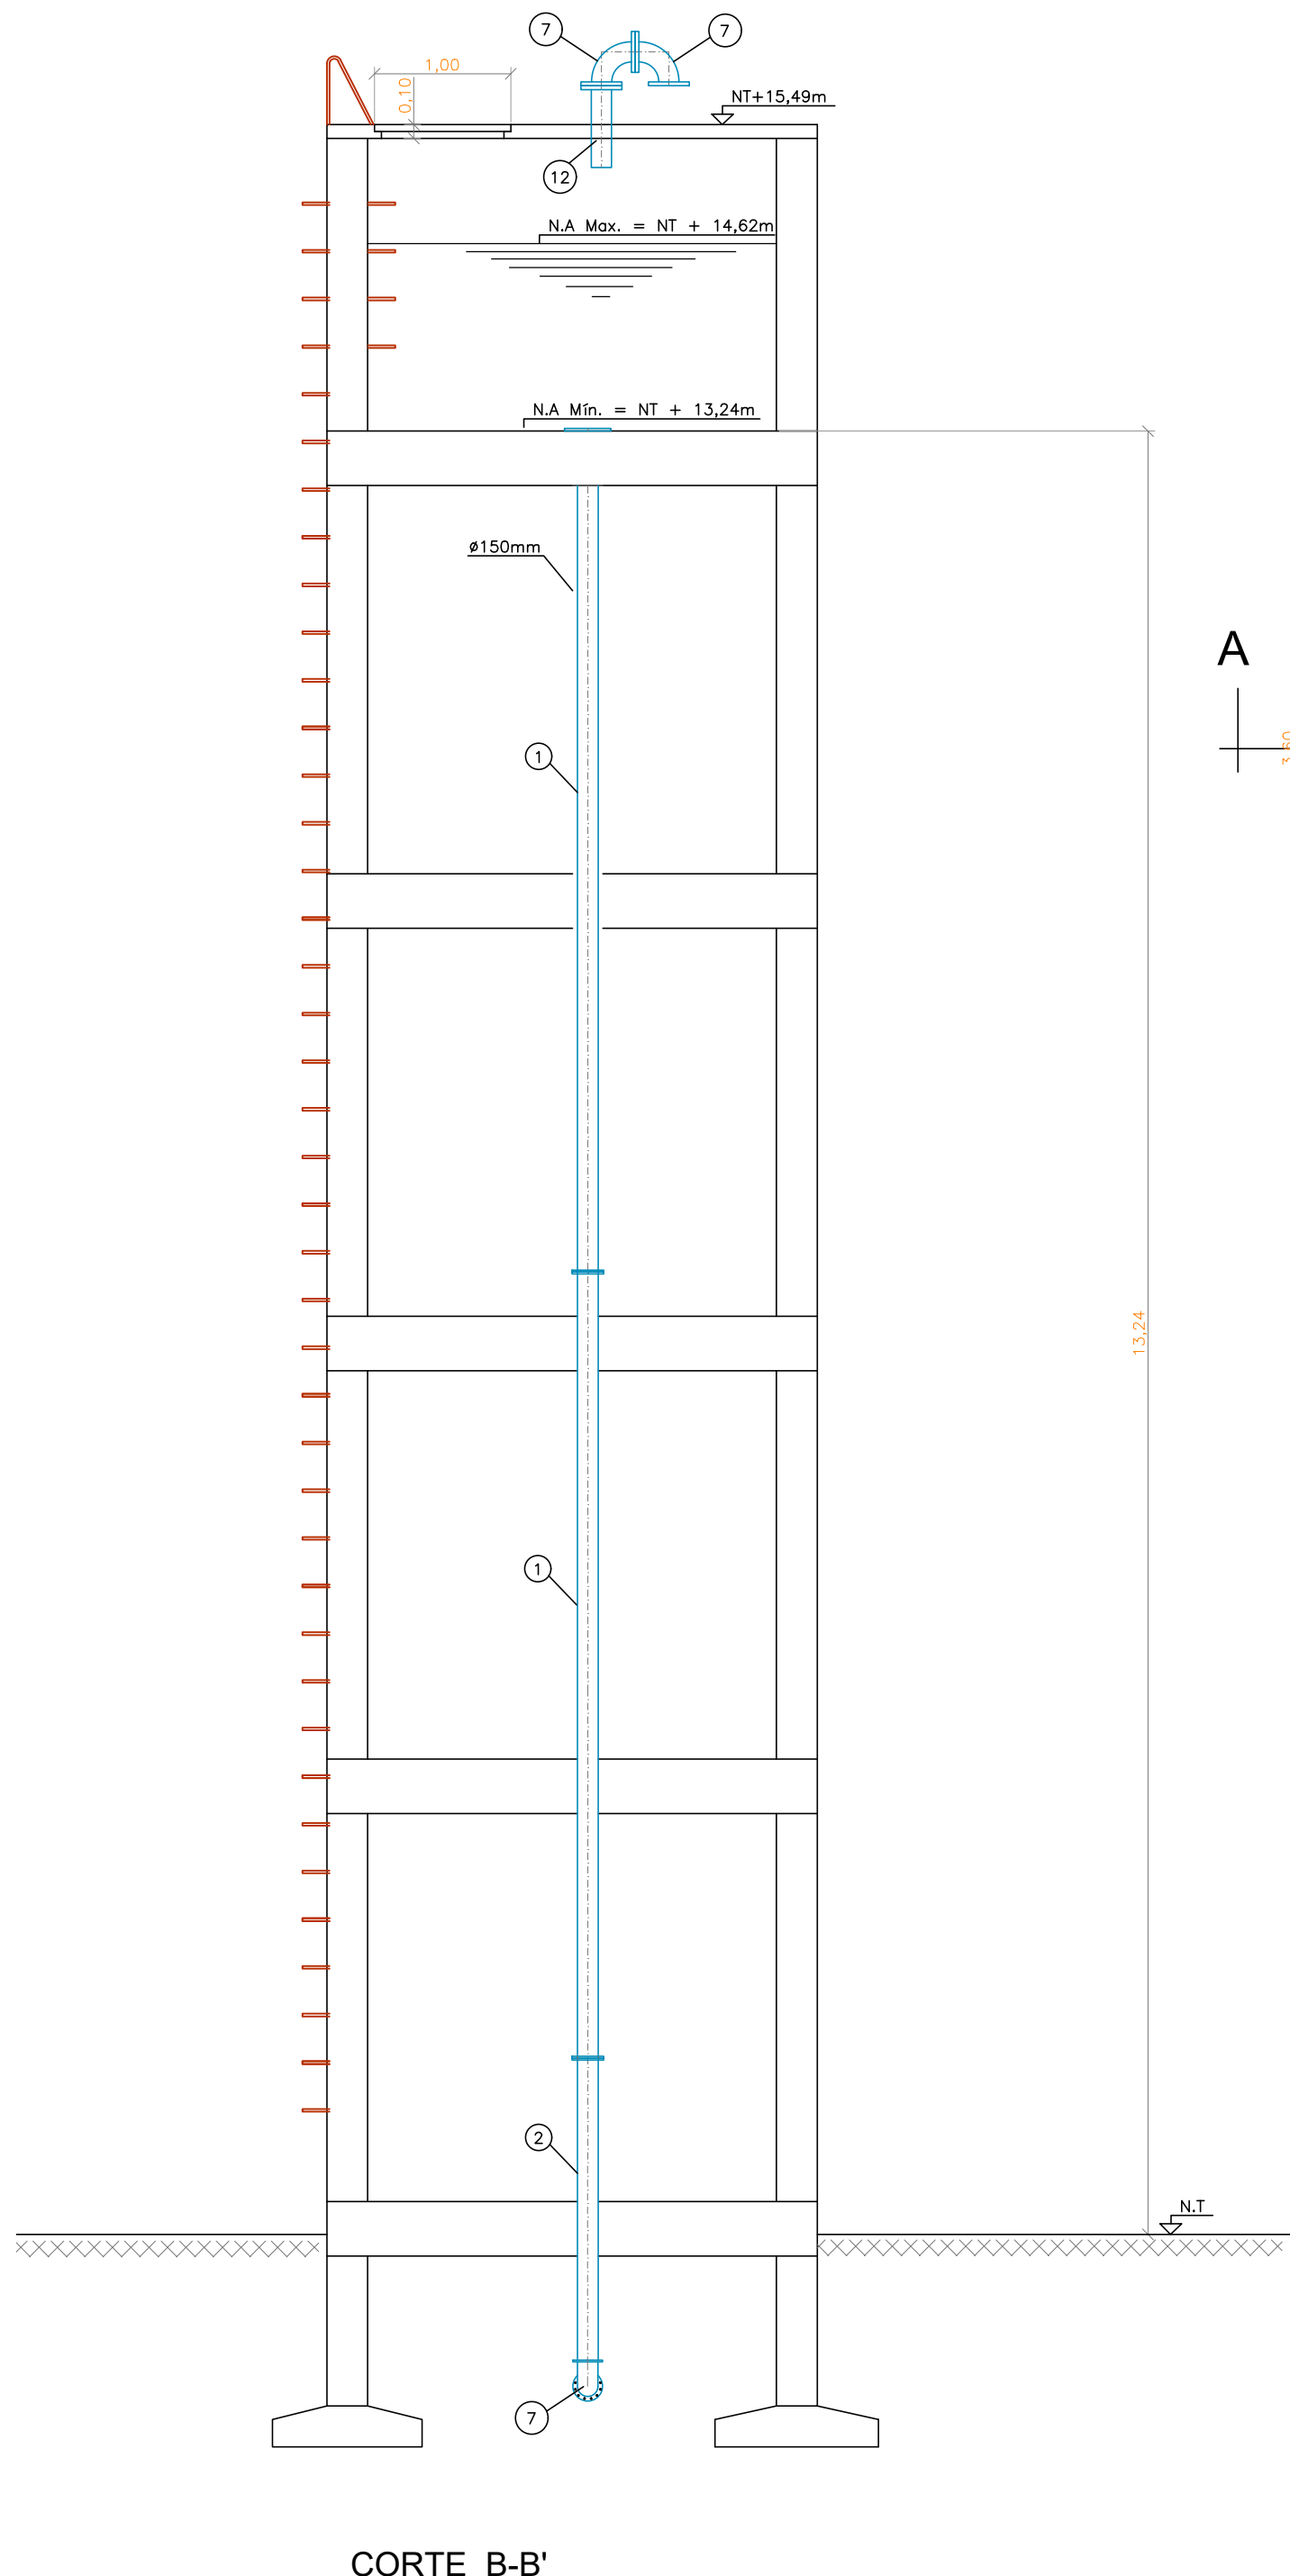



ITEM	DISCRIMINAÇÃO	QUANT.	CLASSE DE PRESSÃO
1	TUBO COM FLANGES DN 150, TRECHO DA ADUTORA	1	PN-10
2	TUBO COM FLANGES DN 150, L=2,50m	2	PN-10
3	TUBO COM FLANGES DN 150, L=5,80m	8	PN-10
4	TUBO COM FLANGES DN 150, L=1,00m	1	PN-10
5	TUBO COM FLANGES DN 150, TRECHO DA ADUTORA	1	PN-10
6	TUBO COM FLANGE E PONTA DN 150, L=2,50m	1	PN-10
7	CURVA DE 90 COM FLANGES DN 150	7	PN-10
8	TÊ EM FOFO COM FLANGES 150x100	1	PN-10
9	TUBO COM FLANGE E PONTA DN 100, L=2,00m	1	PN-10
10	REGISTRO DE GAVETA COM FLANGES E VOLANTE DN 100	1	PN-10
11	REGISTRO DE GAVETA COM FLANGES E VOLANTE DN 150	1	PN-10
12	EXTREMIDADE COM FLANGE E PONTA DN 150	2	PN-10
13	EXTREMIDADE COM FLANGES DN 150	1	PN-10

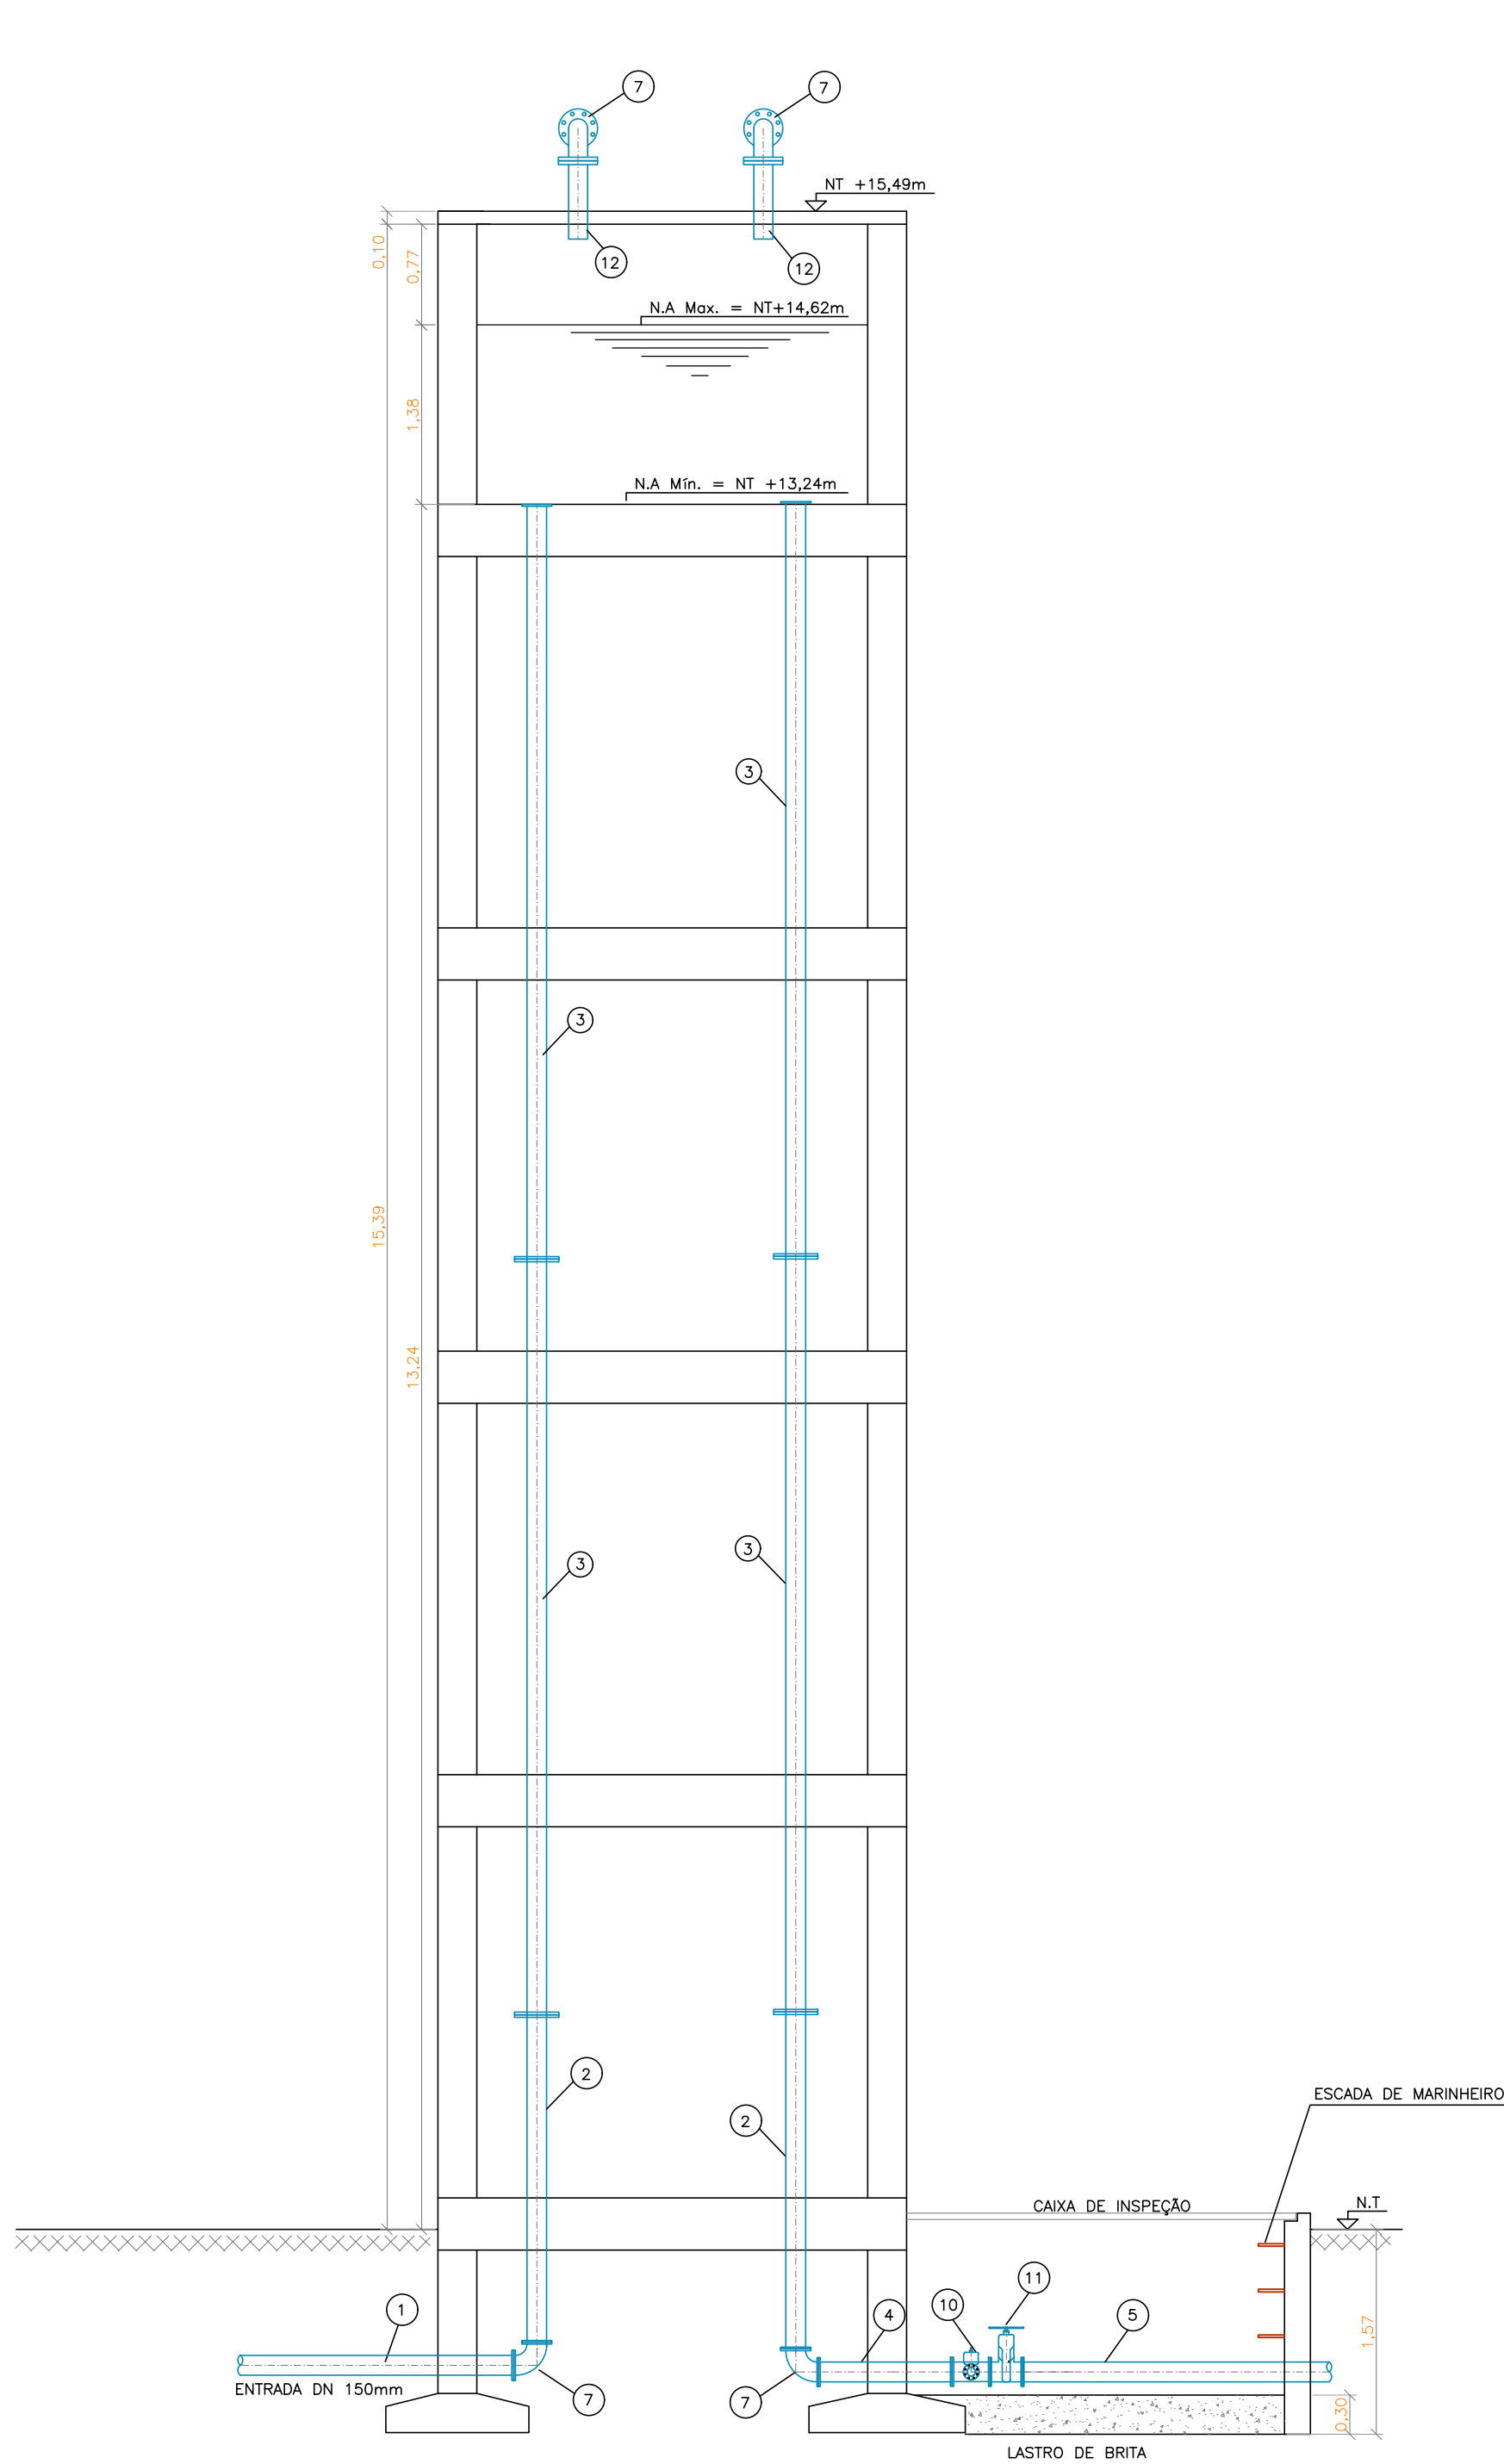

Proprietário: \_\_\_\_\_  
Autor:   
Execução: \_\_\_\_\_  
Fiscalização: \_\_\_\_\_

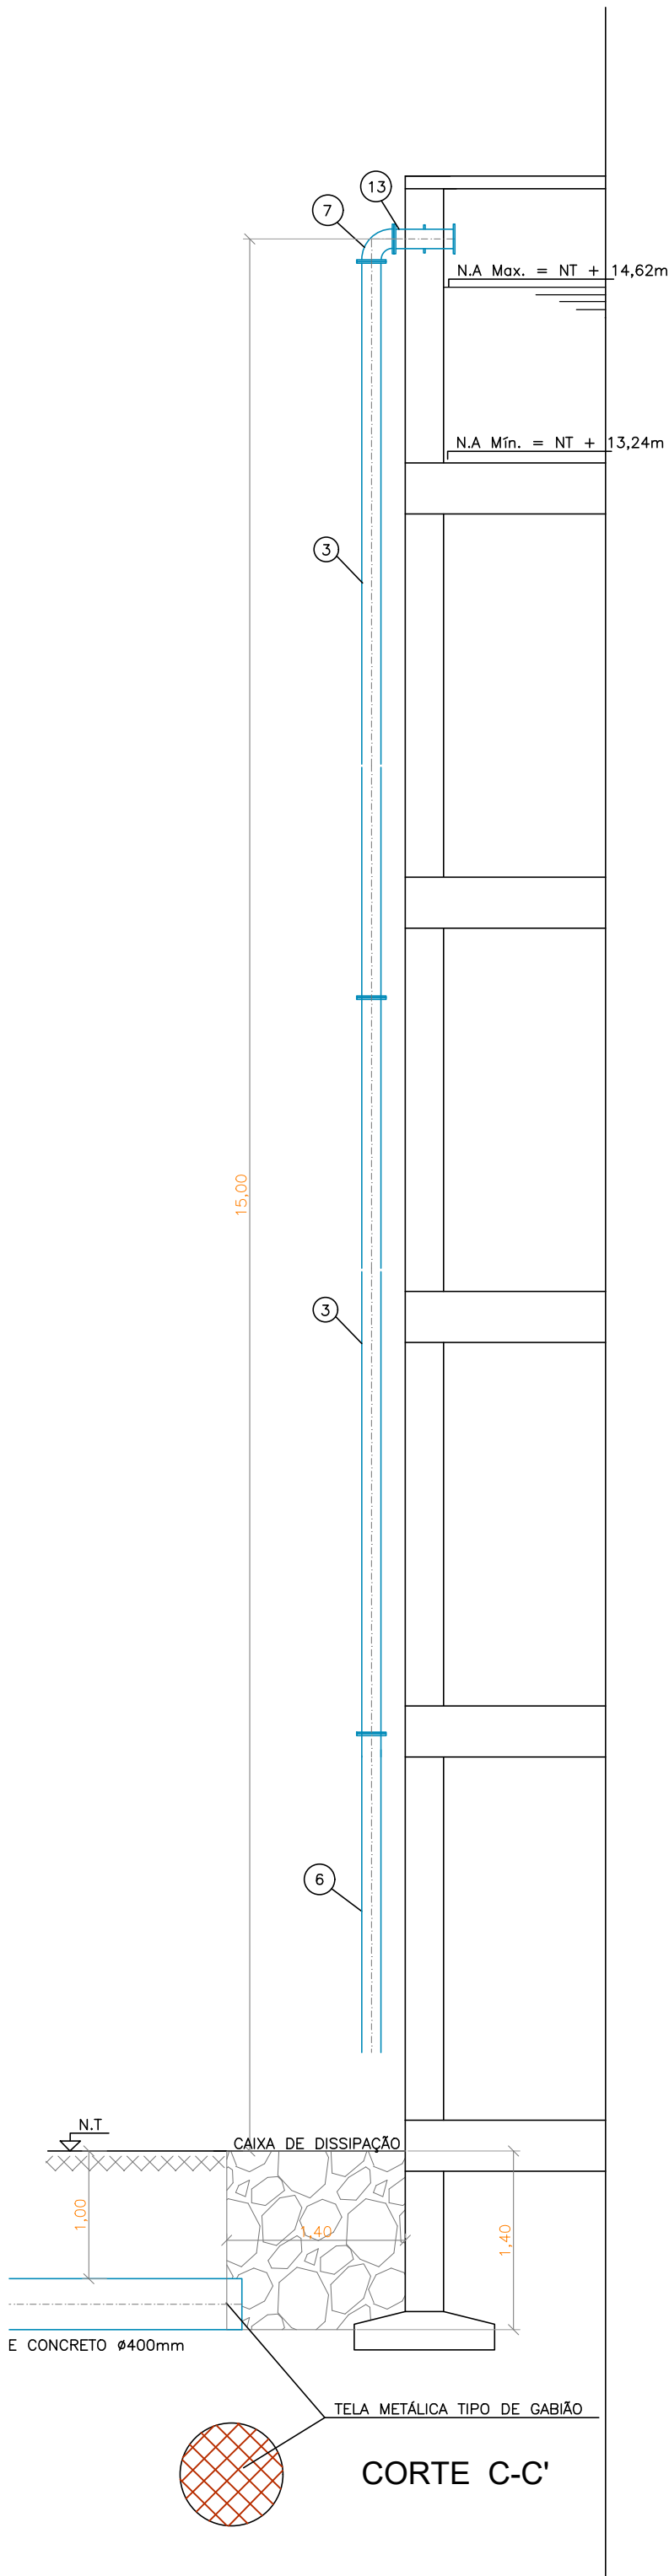

Título: PROJETO DA CAIXA DE TRANSIÇÃO DO SISTEMA DE ABASTECIMENTO DE ÁGUA DE SERRA NEGRA DO NORTE/RN

Endereço: SERRA NEGRA DO NORTE/RN

Conteúdo: CORTES E PLANTA BAIXA DA CAIXA DE TRANSIÇÃO.

Prancha: 01/01

Desenho: BRENN QUEIROGA

Escala: 1/50

Data: SETEMBRO/2019

Modificação:

Observação:

DIREITOS AUTORAIS RESERVADOS: PROIBIDA QUALQUER MODIFICAÇÃO NO TODO OU EM PARTE, SEM AUTORIZAÇÃO POR ESCRITO DO AUTOR DO PROJETO.