




PLANTA DE DISTRIBUIÇÃO - TÉRREO
SAA - Serra Negra/RN
Escala 1/50

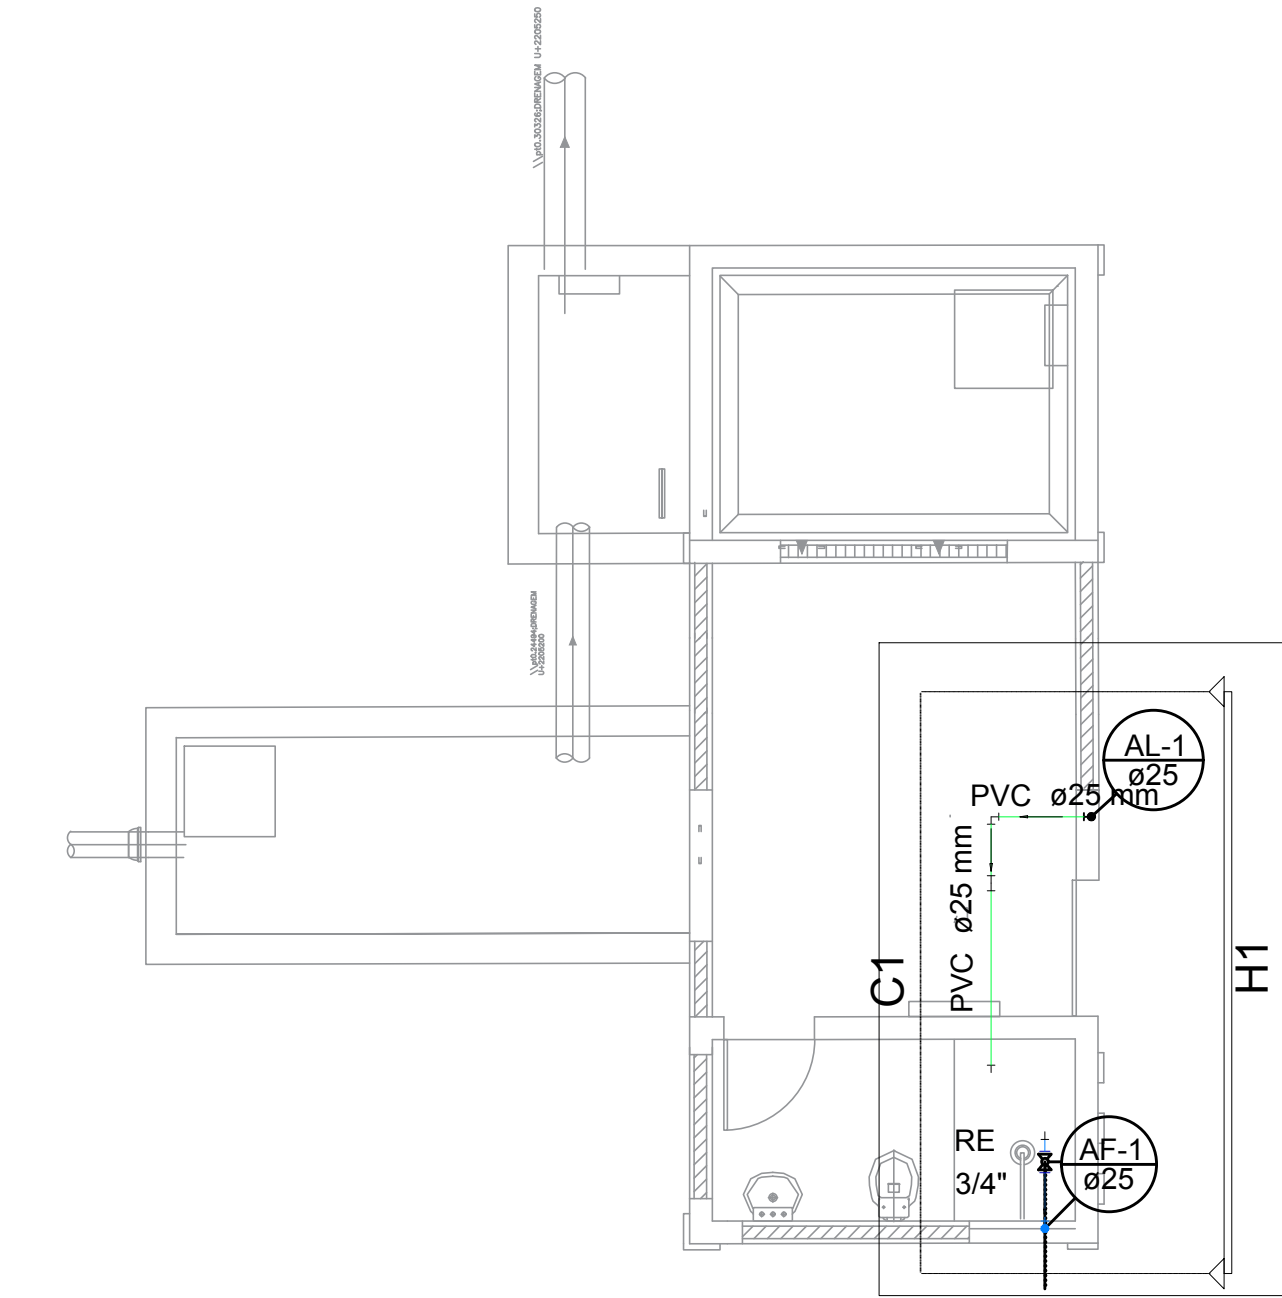


PLANTA DE DISTRIBUIÇÃO - RESERVATÓRIO
SAA - Serra Negra/RN
Escala 1/50

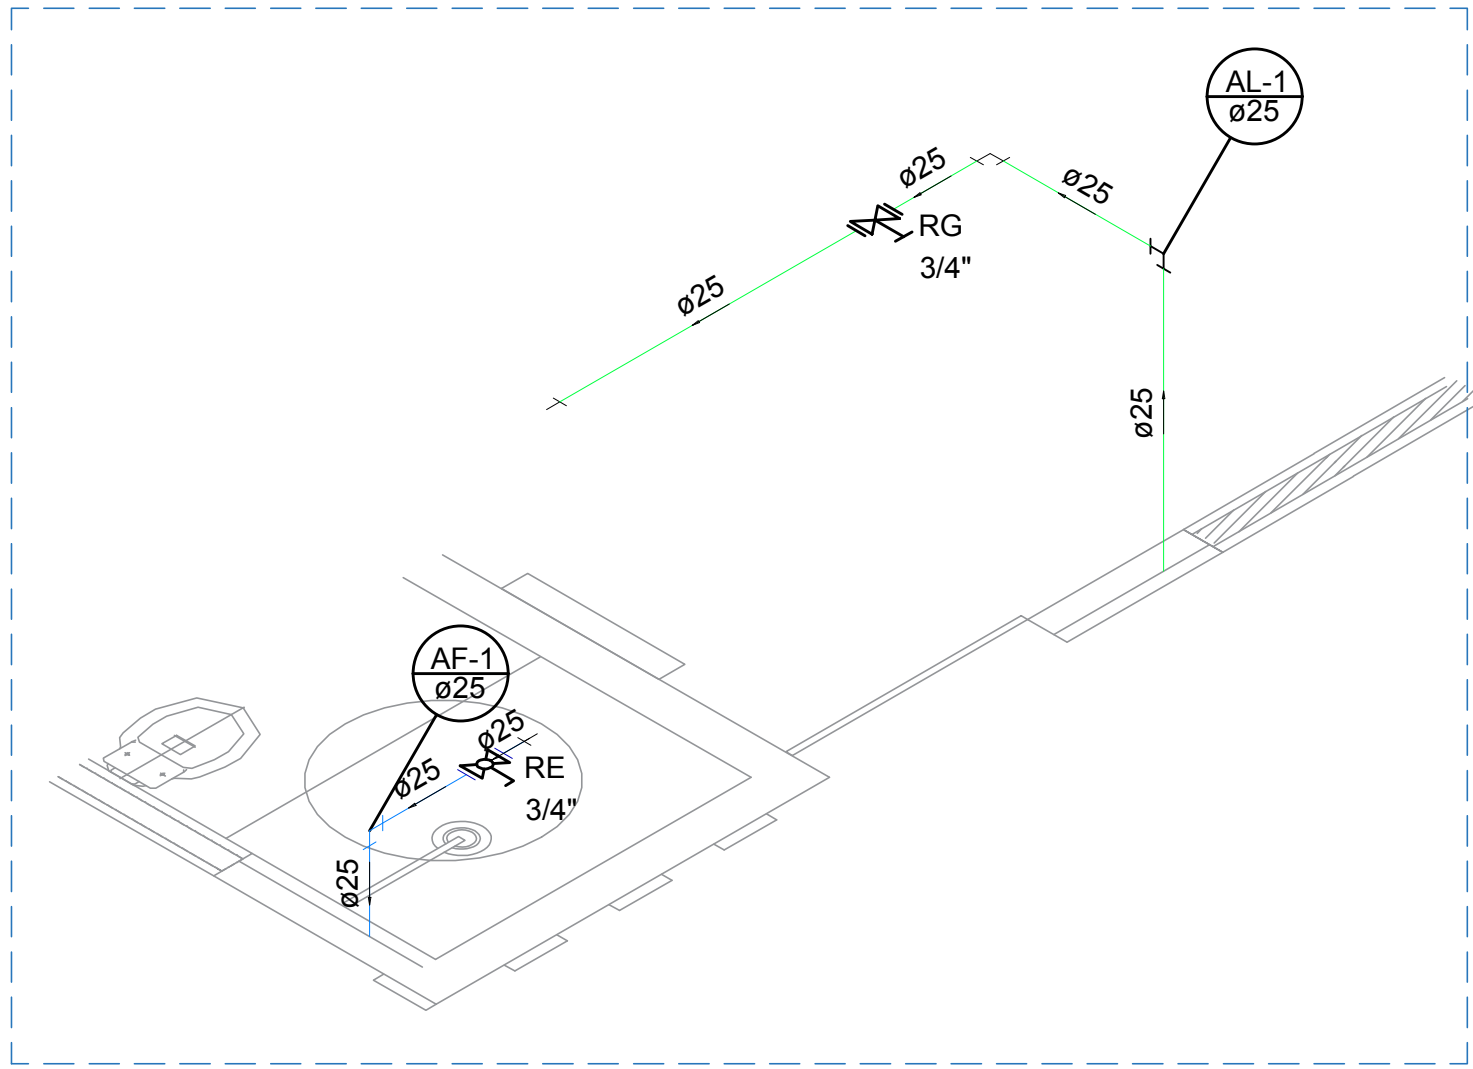

DETALHE H1
ESCALA 1:25

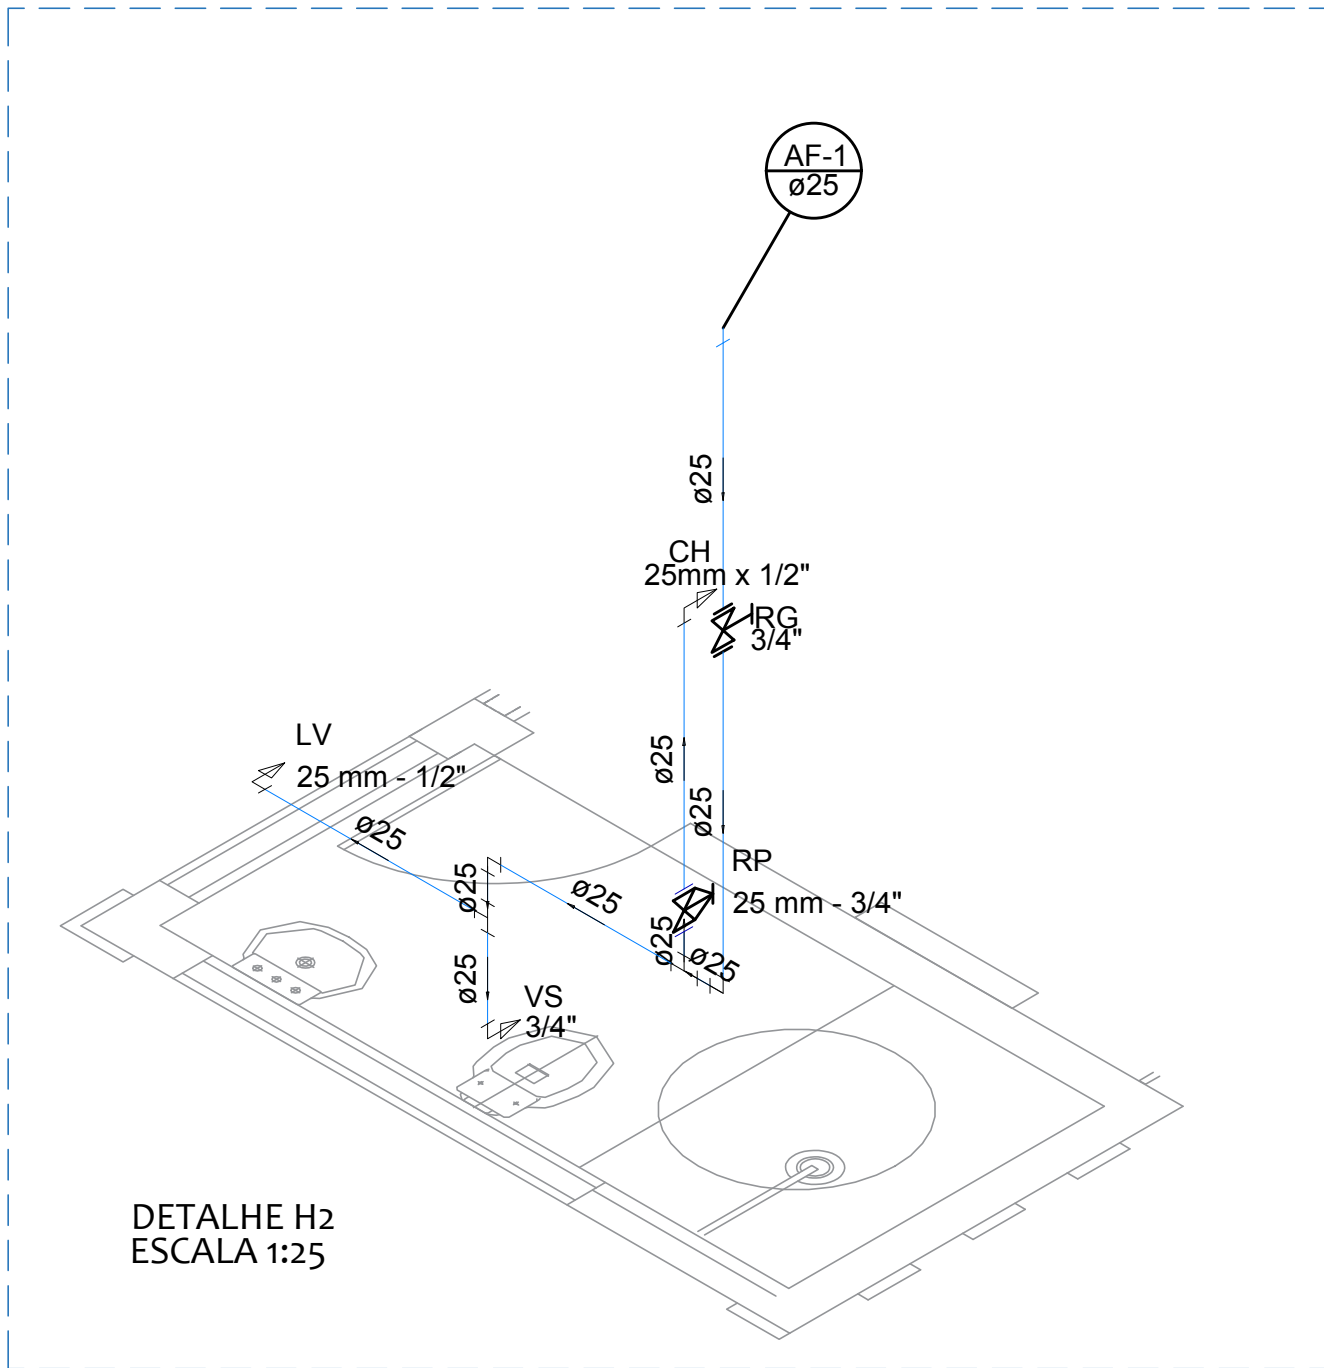

DETALHE H2
ESCALA 1:25

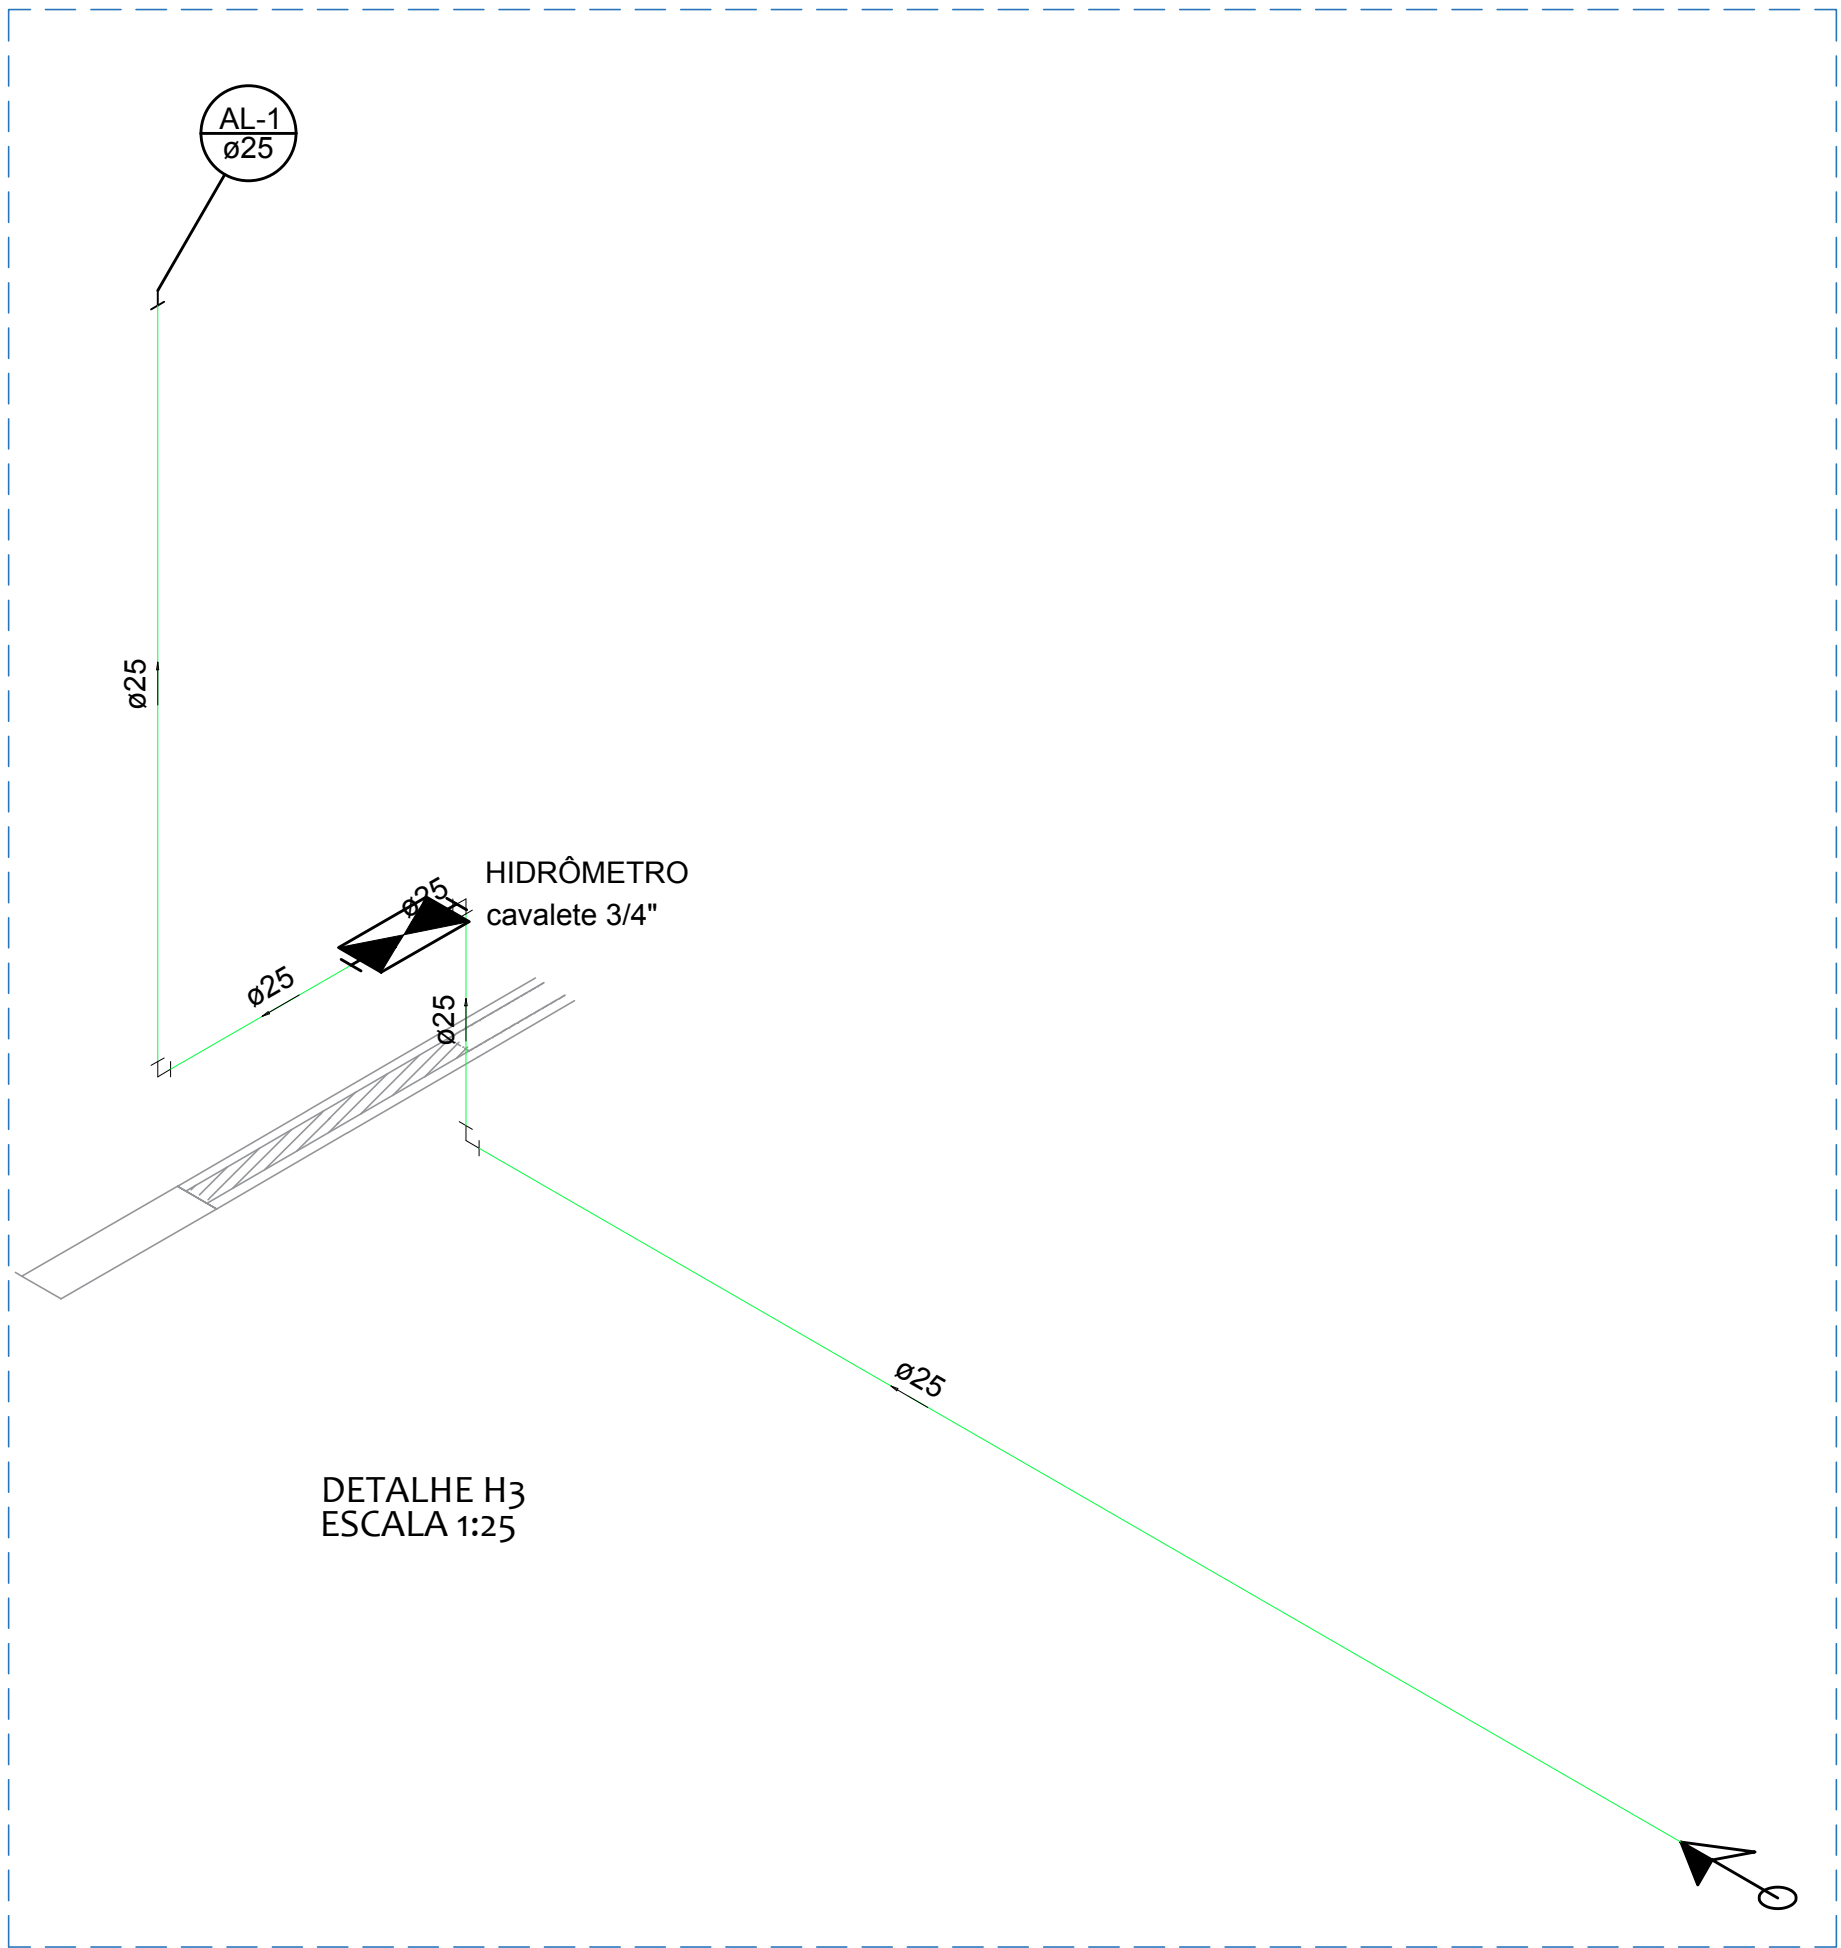

DETALHE H3
ESCALA 1:25

Legenda	
	Alimentador Predial
	Hidrômetros - HIDRÔMETRO
	Registro bruto gaveta ABNT c/PVC soldável - RG
	Registro de Pressão com PVC soldável - RP

Proprietário:		
Autor:		
Execução:		
Fiscalização:		
Título: PROJETO DE INSTALAÇÕES HIDRÁULICAS DO SISTEMA DE ABASTECIMENTO DE ÁGUA DE SERRA NEGRA DO NORTE/RN		
Endereço: SERRA NEGRA DO NORTE/RN		
Conteúdo: PLANTA BAIXA TÉRREO E RESERVATÓRIO; DETALHE H1, H2 E H3; LEGENDA		Prancha: 01/02
Desenho: V. CARLOS	Escala: INDICADAS	Data: SETEMBRO/2019
Modificação:	Observação:	
DIREITOS AUTORAIS RESERVADOS: PROIBIDA QUALQUER MODIFICAÇÃO NO TODO OU EM PARTE, SEM AUTORIZAÇÃO POR ESCRITO DO AUTOR DO PROJETO		