


PLANTA BAIXA - ADUTORA -  
SERRA NEGRA DO NORTE/RN  
Escala:.....1/1250

### CAIXA DE TRANSIÇÃO

N.A MAX. = 242,606

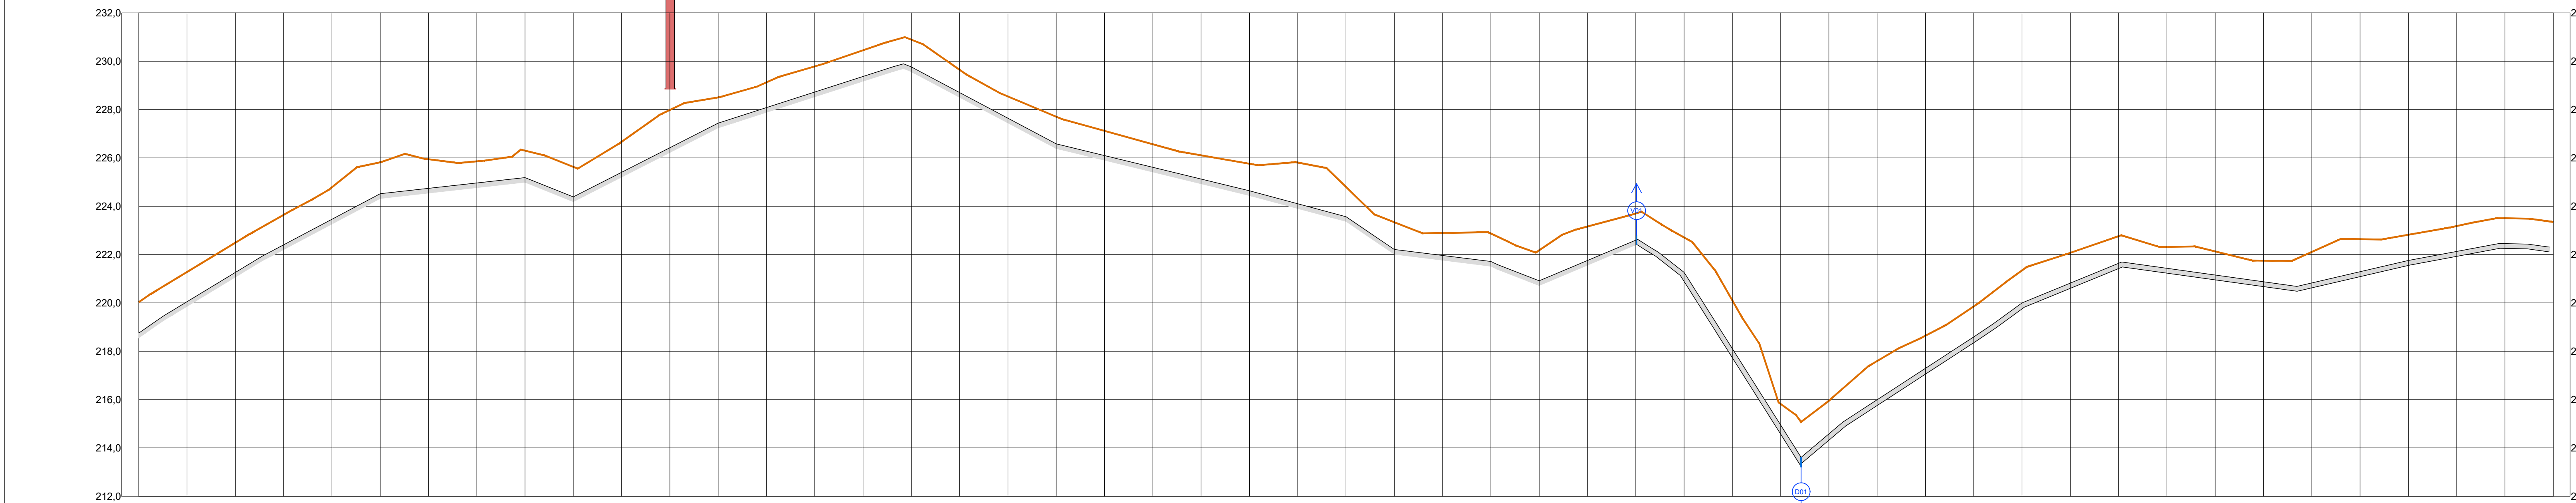

Km DESENVOLVIDO	5000,00m																																																									E295										6000,00m									
ESTACAS	E250+0	E251+0	E252+0	E253+0	E254+0	E255+0	E256+0	E257+0	E258+0	E259+0	E260+0	E261+0	E262+0	E263+0	E264+0	E265	E265+17,35	E266	E267+0	E268+0	E269+0	E270+0	E271+0	E272+0	E273+0	E274+0	E275+0	E276+0	E277+0	E278+0	E279+0	E280+0	E281+0	E282+0	E283+0	E284	E284+8,50	E285	E286+0	E287+0	E288+0	E289+0	E290+0	E291+0	E292+0	E293+0	E294	E294+11,60	E296+0	E297+0	E298+0	E299+0	E300+0																								
COTAS DO TERRENO	220,03	221,27	222,48	223,64	224,78	225,81	226,94	227,85	228,29	228,63	228,66	227,86	228,49	228,12	228,76	228,44	231,00	228,89	228,64	228,54	228,73	227,19	226,95	226,10	225,79	226,81	224,79	223,37	222,89	222,81	222,17	223,19	222,81	220,05	215,819	214,10	215,954	217,95	218,64	218,85	221,343	222,07	222,13	221,748	222,109	222,687	222,800	223,179	223,653	223,348																											
COTAS DA GERATRIZ INFERIOR DO TUBO	219,028			224,813			225,938		226,425		227,499		227,99			225,00	220,802	228,44	228,54	228,73	227,19	226,95		226,10		224,79	223,37	222,89	222,81	222,17	223,19	222,81	213,10	215,954	217,95	218,64	218,85	221,343	222,07	222,13	221,748	222,109	222,687	222,800	223,179	223,653	223,348																														
DISTÂNCIA(m) DECLIVIDADE(m/m)			100,00 / 0,0579				60,00 / 0,0081		20,00 / -0,0337		60,00 / 0,0479				77,35 / 0,0323		62,65 / -0,0526				120,00 / -0,0242				20,00 / -0,0731	40,00 / -0,0117	20,00 / -0,0347	40,00 / 0,0381	20,00 / -0,0496	48,50 / -0,1775		91,50 / 0,0792		40,00 / 0,0354	71,60 / -0,0148		88,40 / 0,0204		20,00 / -0,0078																																						

PERFIL LONGITUDINAL - ADUTORA -  
SERRA NEGRA DO NORTE/RN  
Escala:.....1/1250



TUBULAÇÃO  
LINHA DE CARGA EFETIVA OU PIEZOMÉTRICA

- CONVENÇÕES
- PERFIL DO TERRENO
  - ADUTORA A IMPLANTAR- PLANTA BAIXA- PVC DEFOFO CLASSE IMPA JEI DN 150MM
  - ADUTORA A IMPLANTAR - PERFIL
  - VENTOSA (CONFORME DETALHES)
  - DESCARGA (CONFORME DETALHES)
  - BLOCO DE ANCORAGEM

Proprietário:		
Autor:		
Execução:		
Fiscalização:		
Título: SISTEMA DE ABASTECIMENTO DE ÁGUA DE SERRA NEGRA DO NORTE/RN		
Endereço: SERRA NEGRA DO NORTE/RN		
Conteúdo: PLANTA BAIXA, PERFIL LONGITUDINAL E LEGENDAS DA REDE ADUTORA. (ESTACA E250 A E300)		Prancha: 06/37
Desenho: BRENNO QUEIROGA	Escala: 1/1250	Data: AGOSTO/2019
Modificação:	Observação:	