

CONVENÇÕES

PERFIL DO TERRENO

ADUTORA A IMPLANTAR- PLANTA BAIXA-
PVC DEFOFO CLASSE IMPA JEI DN 150MM

ADUTORA A IMPLANTAR - PERFIL




VENTOSA (CONFORME DETALHES)



DESCARGA (CONFORME DETALHES)



BLOCO DE ANCORAGEM

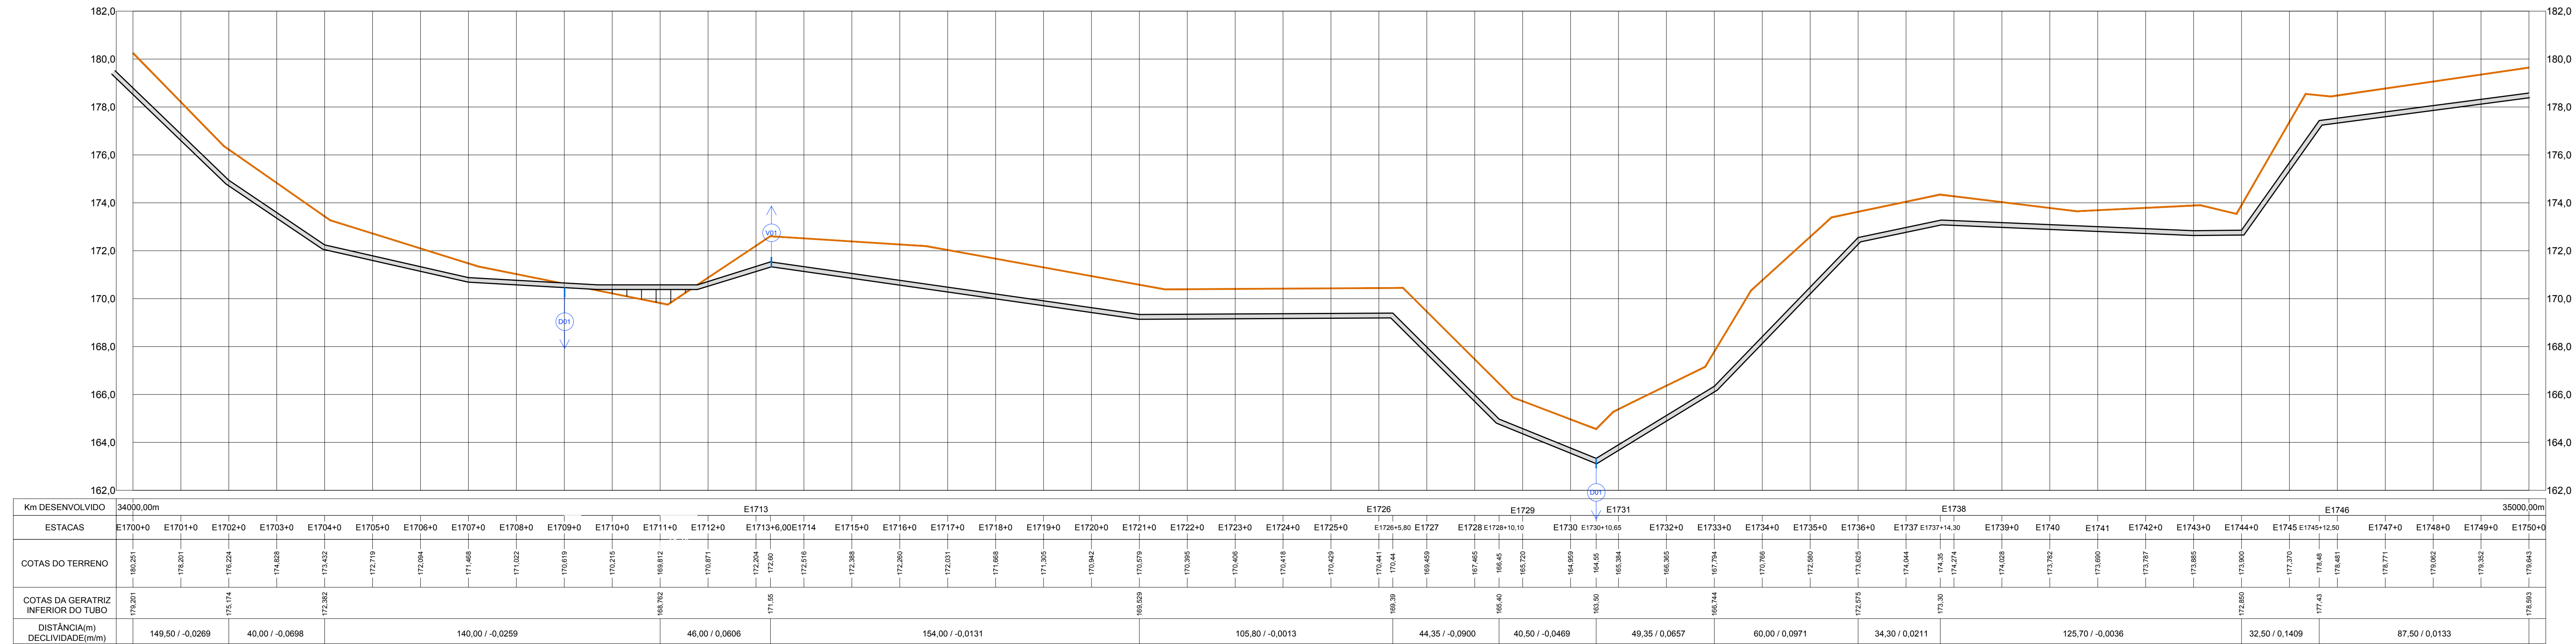

PERFIL LONGITUDINAL - ADUTORA -
SERRA NEGRA DO NORTE/RN
Escala:.....1/1.250

Proprietário:

Autor:

Execução:

Fiscalização:

Título:

SISTEMA DE ABASTECIMENTO DE ÁGUA DE SERRA
NEGRA DO NORTE/RN

Endereço:

SERRA NEGRA DO NORTE/RN

Conteúdo:

PLANTA BAIXA, PERFIL LONGITUDINAL E LEGENDAS DA
REDE ADUTORA. (ESTACA E1700 A E1750)

Desenho:

BRENNO QUEIROGA

Modificação:

Observação:

Escala:

1/1250

Data:

AGOSTO/2019

DIREITOS AUTORAIS RESERVADOS. PROIBIDA QUALQUER MODIFICAÇÃO NO TODO OU EM PARTE, SEM AUTORIZAÇÃO POR ESCRITO DO AUTOR DO PROJETO.



Prancha:

35/
37