


PLANTA BAIXA
SERRA NEGRA DO NORTE/RN
Escala:.....1/2000

BLOCOS DE ANCORAGEM

PONTO	PEÇAS
ESTACA	
0+ 0,00m (interligação)	DN150
8+15,60m (interligação)	
	90°
	21°

INTERLIGAÇÃO ADUTORA MANOEL TORRES/ESTAÇÃO ELEVATORIA
ESC.: V=1:200 H=1:2.000

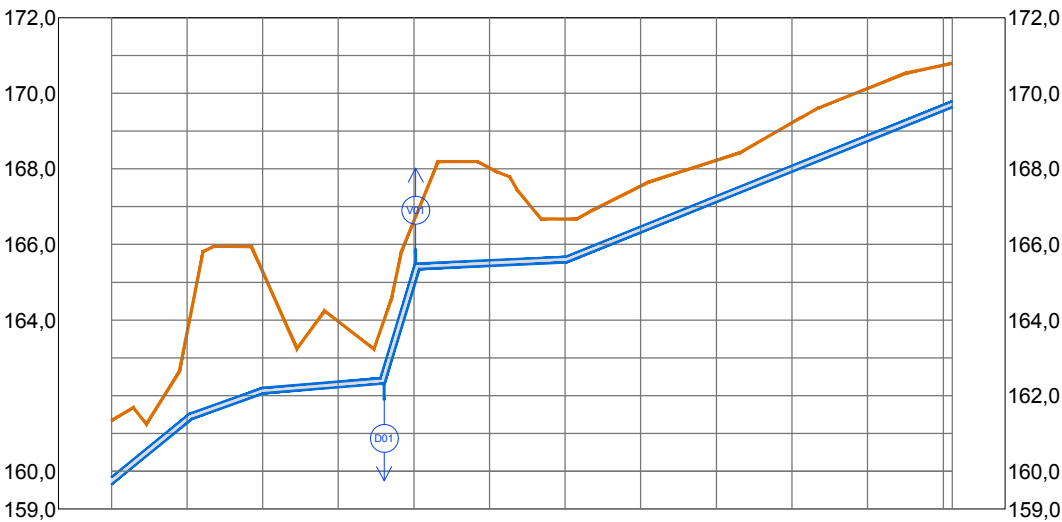

ESTACAS	E0+0	E1+0	E2+0	E3+0	E4+0	E5+0	E6+0	E7+0	E8+0	E9+0	E10+0	E11	E11+2,41
COTAS DO TERRENO	161,344	163,662	165,279	163,962	164,131	166,624	168,022	166,673	167,542	168,225	169,216	170,124	170,788
COTAS DA GERATRIZ INFERIOR DO TUBO	159,651	161,276	162,050	162,221	162,274	165,345	165,431	165,500	166,315	167,119	167,922	168,726	169,626
DISTÂNCIA(m)	20,00	20,00	32,60	7,40	40,00				102,41				
DECLIVIDADE(m/m)	0,0813	0,0393	0,0085	0,3278	0,0194				0,0401				
DIÂMETRO - MATERIAL	TUDO EM DEFoFo Ø 150 - 222,41m												

Proprietário:

Autor:

Execução:

Fiscalização:

Título:
SISTEMA DE ABASTECIMENTO DE ÁGUA DE SERRA NEGRA DO NORTE/RN

Endereço:
SERRA NEGRA DO NORTE/RN

Conteúdo:
PLANTA BAIXA, PERFIL LONGITUDINAL E QUADRO DE PEÇAS DA ADUTORA DE INTERLIGAÇÃO.

Prancha:
ÚNICA

Desenho:
BRENNO QUEIROGA

Escala:
1/2000

Data:
AGOSTO/2019

Modificação:

Observação:

DIREITOS AUTORAIS RESERVADOS: PROIBIDA QUALQUER MODIFICAÇÃO NO TODO OU EM PARTE, SEM AUTORIZAÇÃO POR ESCRITO DO AUTOR DO PROJETO.