




PLANTA DE DISTRIBUIÇÃO - TÉRREO
SAA de Serra Negra do Norte/RN
Escala 1/50

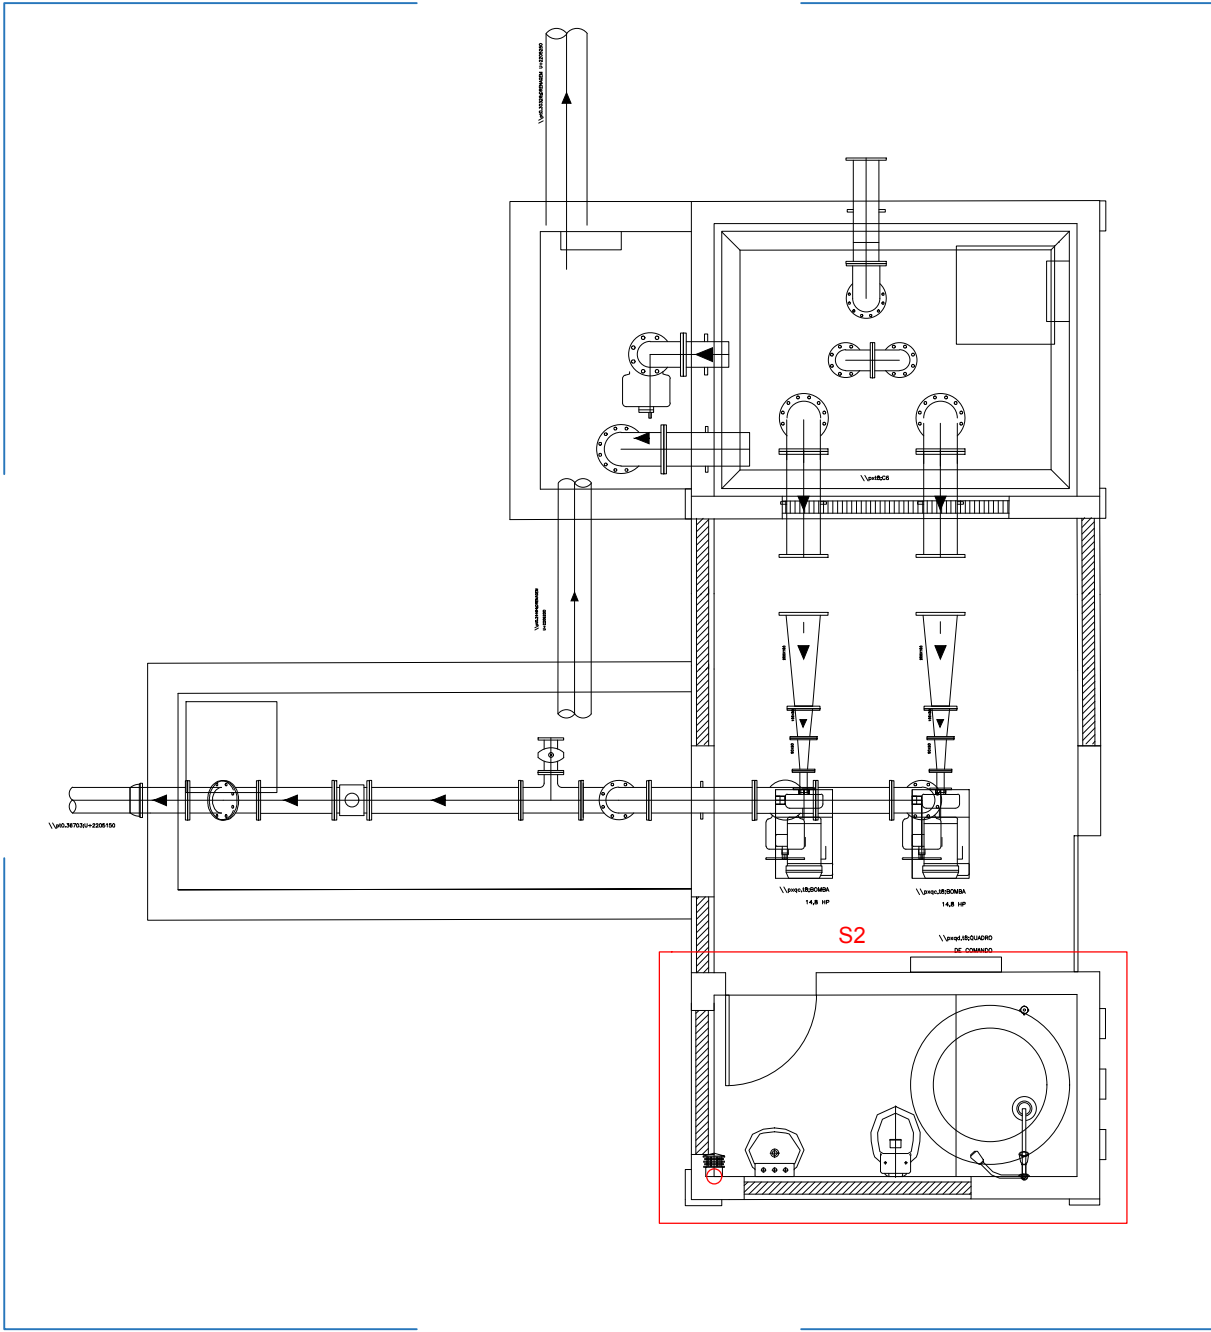


PLANTA DE DISTRIBUIÇÃO - RESERVATÓRIO
SAA de Serra Negra do Norte/RN
Escala 1/50

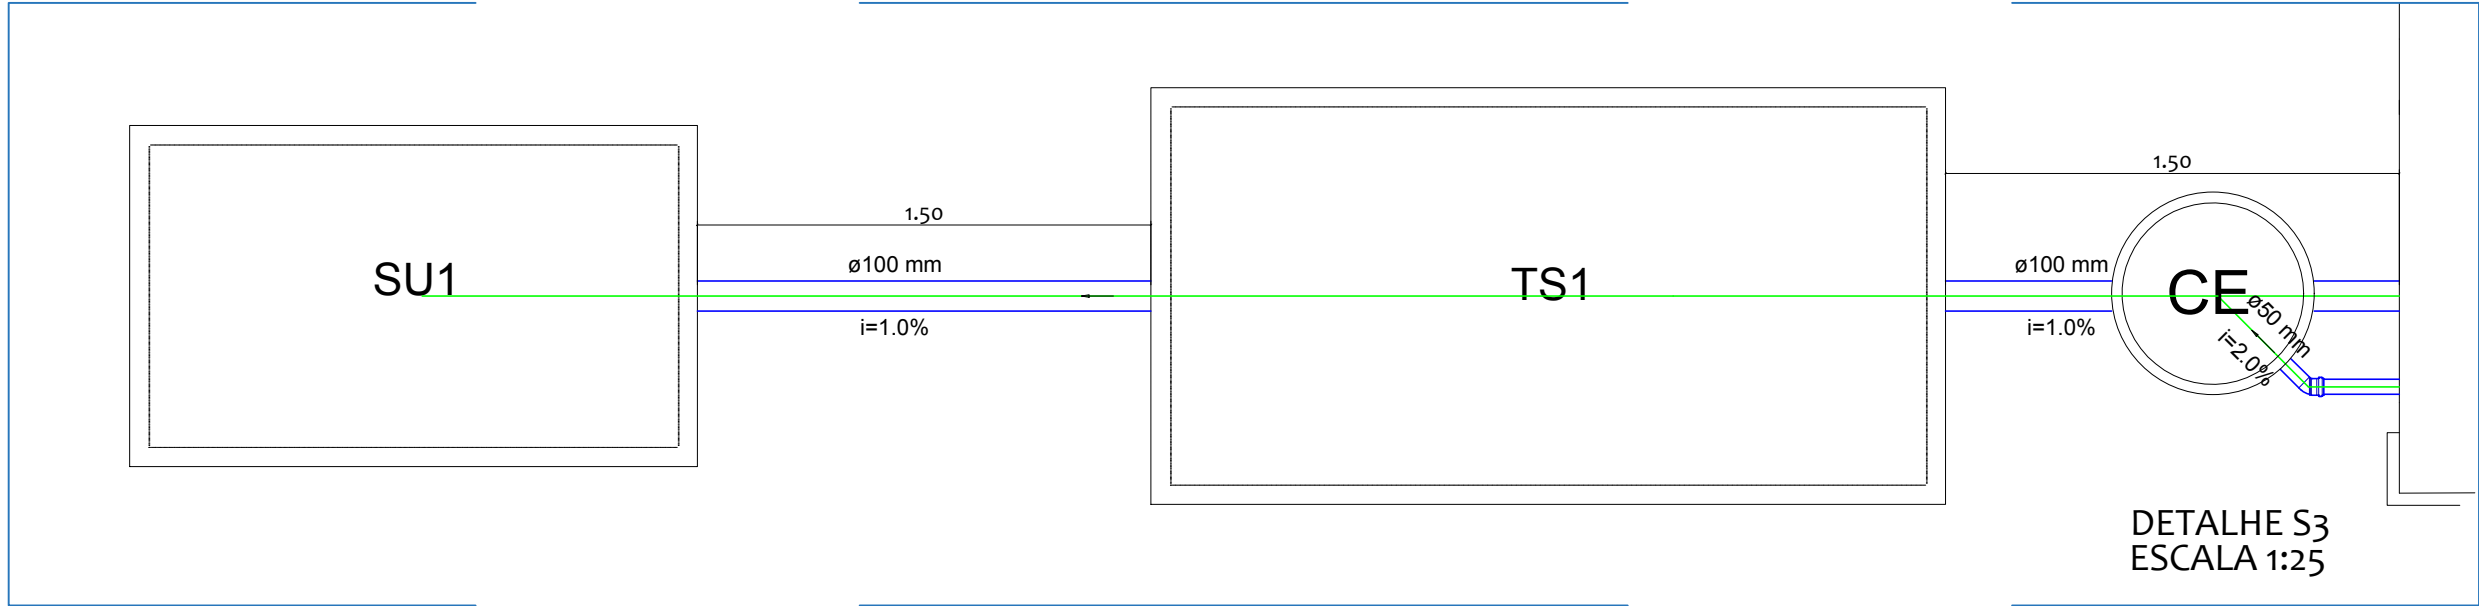

DETALHE S3
ESCALA 1:25

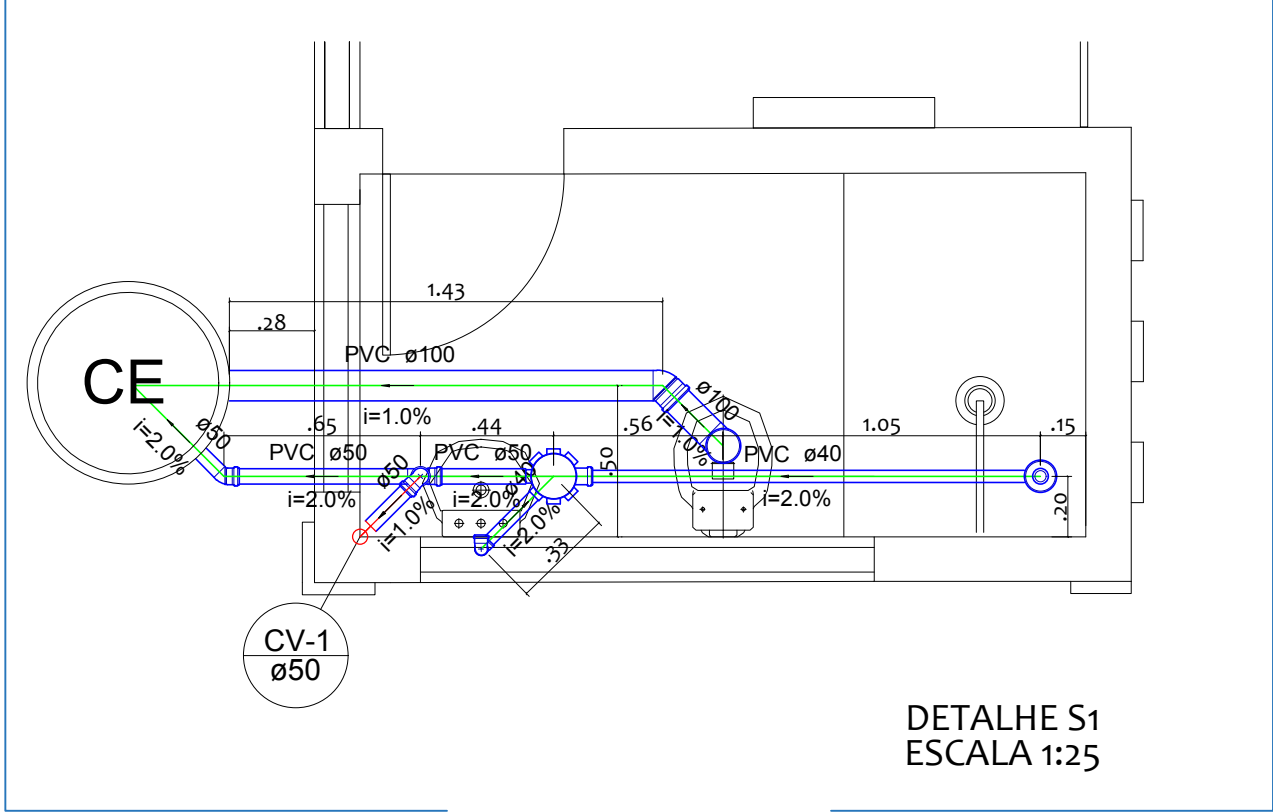


DETALHE S1
ESCALA 1:25

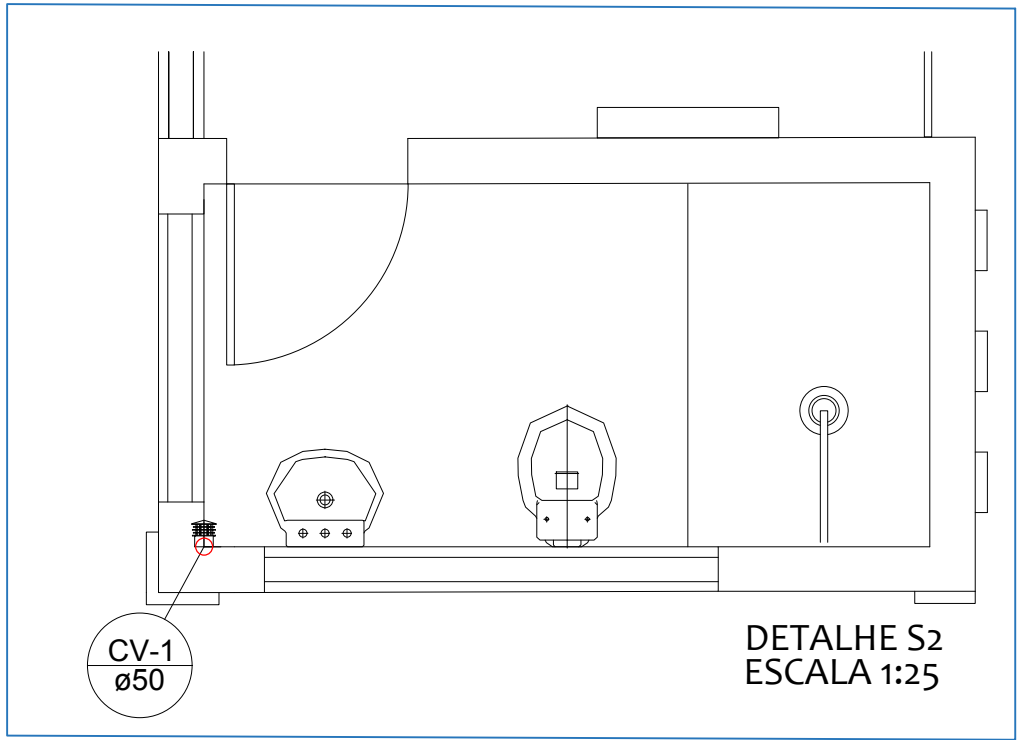


DETALHE S2
ESCALA 1:25

Legenda Detalhada	
	Caixa Sifonada
	PVC Acessórios
	Caixa sifonada
	150x150x50
	1 pc
	Caixa de inspeção de esgoto simples
	DN 60 cm
	1 pc
	Caixas de Inspeção
	Caixa de inspeção esgoto simples
	DN 60 cm
	1 pc
	Joelho 45
	PVC Esgoto
	Joelho 45
	100 mm
	1 pc
	Lavatório de Uso Geral
	PVC Acessórios
	Sifão de copo p/ pia e lavatório
	1" - 1.1/2"
	Válvula p/ lavatório e tanque
	1"
	1 pc
	PVC Esgoto
	Curva 90 curta
	40 mm
	1 pc
	Joelho 90
	40 mm
	1 pc
	Tubo rígido c/ ponta lisa
	40 mm
	0.60 m
	Ralo sifonado cilíndrico normal
	PVC Acessórios
	Ralo sifonado alt. reg. saída 40
	100 mm - 40 mm
	1 pc
	Ramais de Ventilação
	PVC Esgoto
	Joelho 90
	50 mm
	1 pc
	Tê sanitário
	50 mm - 50 mm
	1 pc
	Vaso Sanitário c/ J90°
	PVC Esgoto
	Joelho 90
	100 mm
	1 pc
	Terminal de Ventilação
	PVC Esgoto
	Terminal de Ventilação
	50 mm
	1 pc


Lista de Materiais	
Caixas de Passagem	
Caixa de inspeção de esgoto simples	
DN 60 cm	1 pc
PVC Acessórios	
Caixa sifonada	
150x150x50	1 pc
Ralo sifonado alt. reg. saída 40	
100 mm - 40 mm	1 pc
Sifão de copo p/ pia e lavatório	
1" - 1.1/2"	1 pc
Válvula p/ lavatório e tanque	
1"	1 pc
PVC Esgoto	
Curva 90 curta	
40 mm	1 pc
Joelho 45	
100 mm	1 pc
Joelho 90	
100 mm	2 pc
40 mm	1 pc
Tubo rígido c/ ponta lisa	
100 mm - 4"	7.59 m
40 mm	2.31 m
50 mm - 2"	1.27 m
Unidades de tratamento	
Tanque Séptico	
Tanque Séptico de 1,0x2,0x1,40m	1pc
Sumidouro	
Sumidouro de 0,80x1,40x3,0m	1pc
PVC Esgoto	
Joelho 90	
50 mm	1 pc
Tubo rígido c/ ponta lisa	
50 mm - 2"	0.23 m
Tê sanitário	
50 mm - 50 mm	1 pc
Terminal de ventilação	
50 mm	1 pc

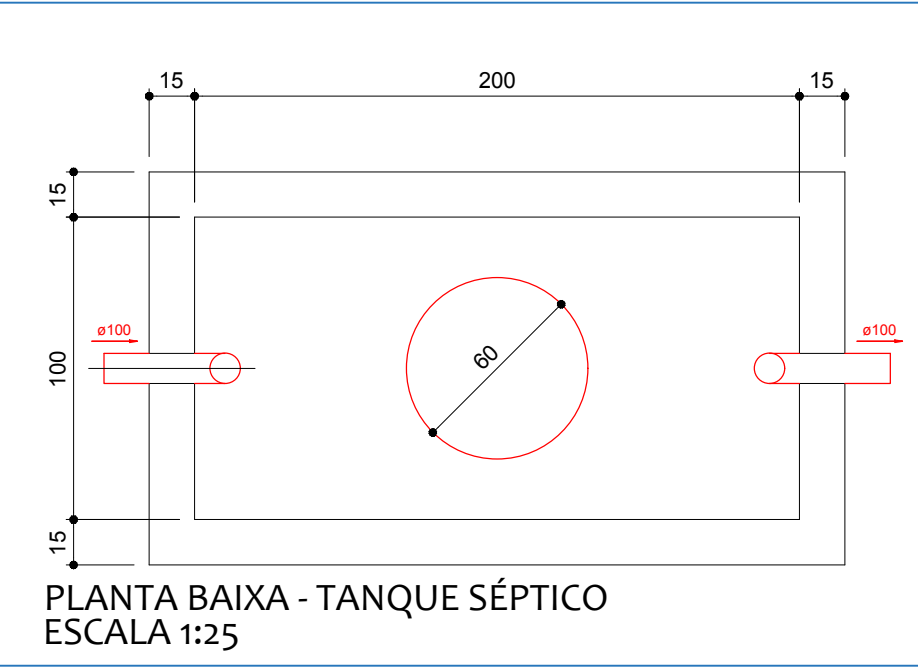


PLANTA BAIXA - TANQUE SÉPTICO
ESCALA 1:25

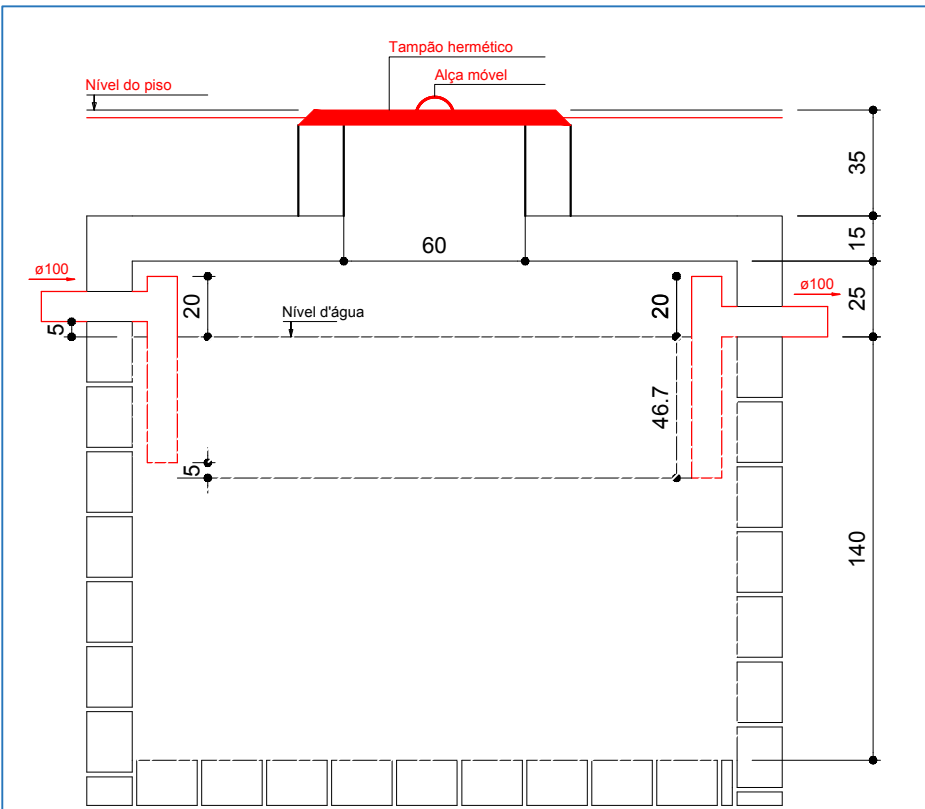

CORTE - TANQUE SÉPTICO
ESCALA 1:25

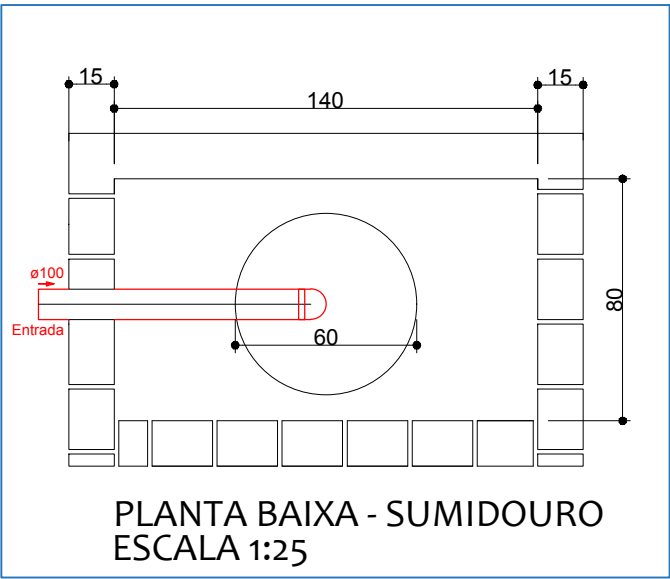

PLANTA BAIXA - SUMIDOURO
ESCALA 1:25

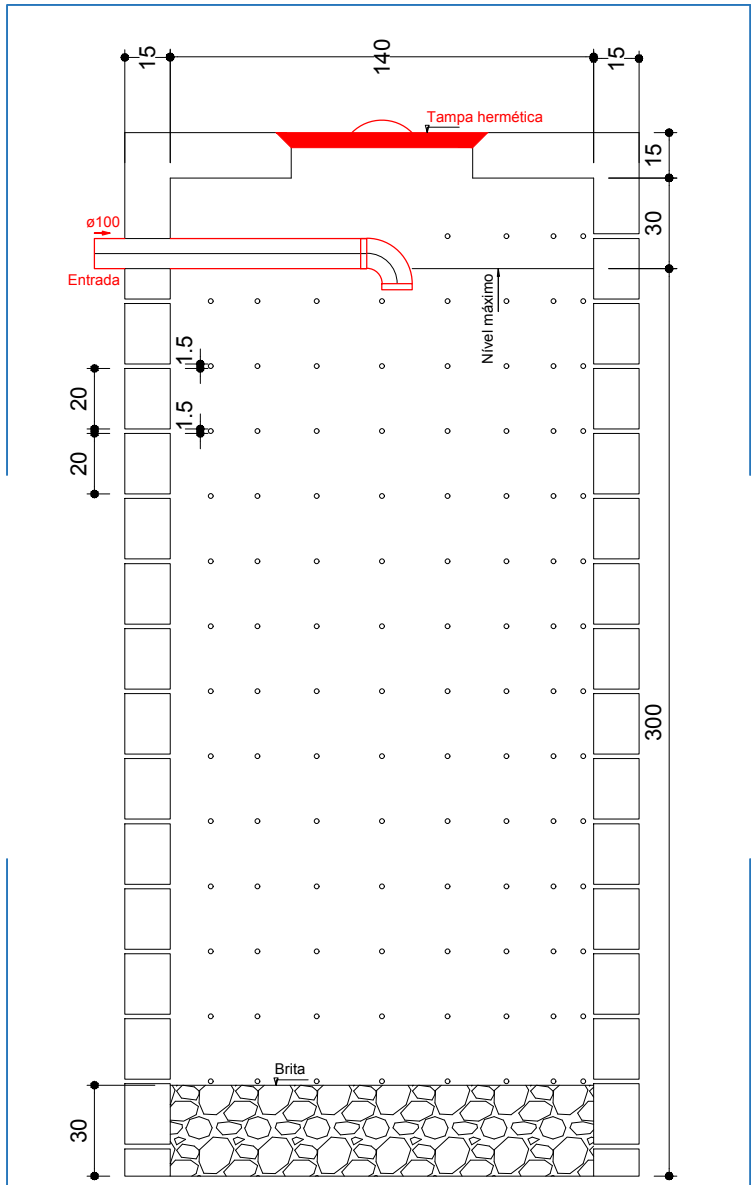

CORTE SUMIDOURO
ESCALA 1:25

Legenda	
	Caixa Sifonada
	Caixa de passagem
	Joelho 45
	Lavatório de Uso Geral
	Ralo sifonado cilíndrico normal
	Ramais de Ventilação
	Vaso Sanitário c/ J90°
	Terminal de Ventilação

Proprietário:

Autor:

Execução:

Fiscalização:

Título: PROJETO DE INSTALAÇÕES SANITÁRIAS DO SISTEMA DE ABASTECIMENTO DE ÁGUA DE SERRA NEGRA DO NORTE/RN

Endereço: SERRA NEGRA DO NORTE/RN

Conteúdo: PLANTA BAIXA TÉRREO E RESERVATÓRIO; DETALHE S1, S2 E S3
CORTES DAS UNIDADES DE TRATAMENTO,
LEGENDA DETALHADA, LEGENDA E LISTA DE MATERIAIS

Prancha: 01/01

Desenho: V. CARLOS

Escala: INDICADAS

Data: SETEMBRO/2019

Modificação:

Observação:

DIREITOS AUTORAIS RESERVADOS: PROIBIDA QUALQUER MODIFICAÇÃO NO TODO OU EM PARTE, SEM AUTORIZAÇÃO POR ESCRITO DO AUTOR DO PROJETO