
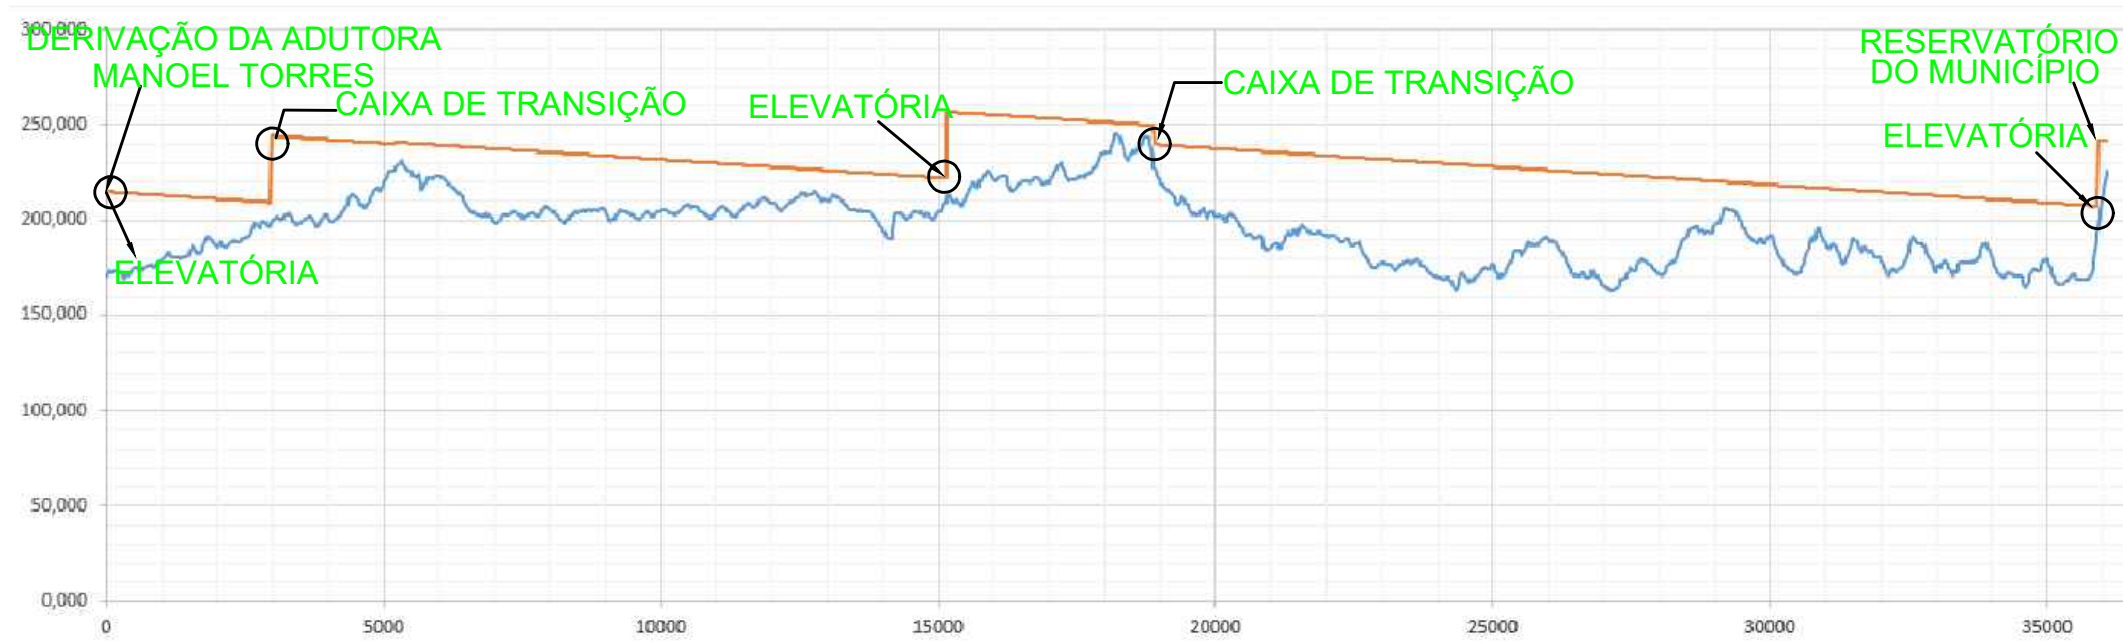


PRODUCED BY AN AUTODESK STUDENT VERSION

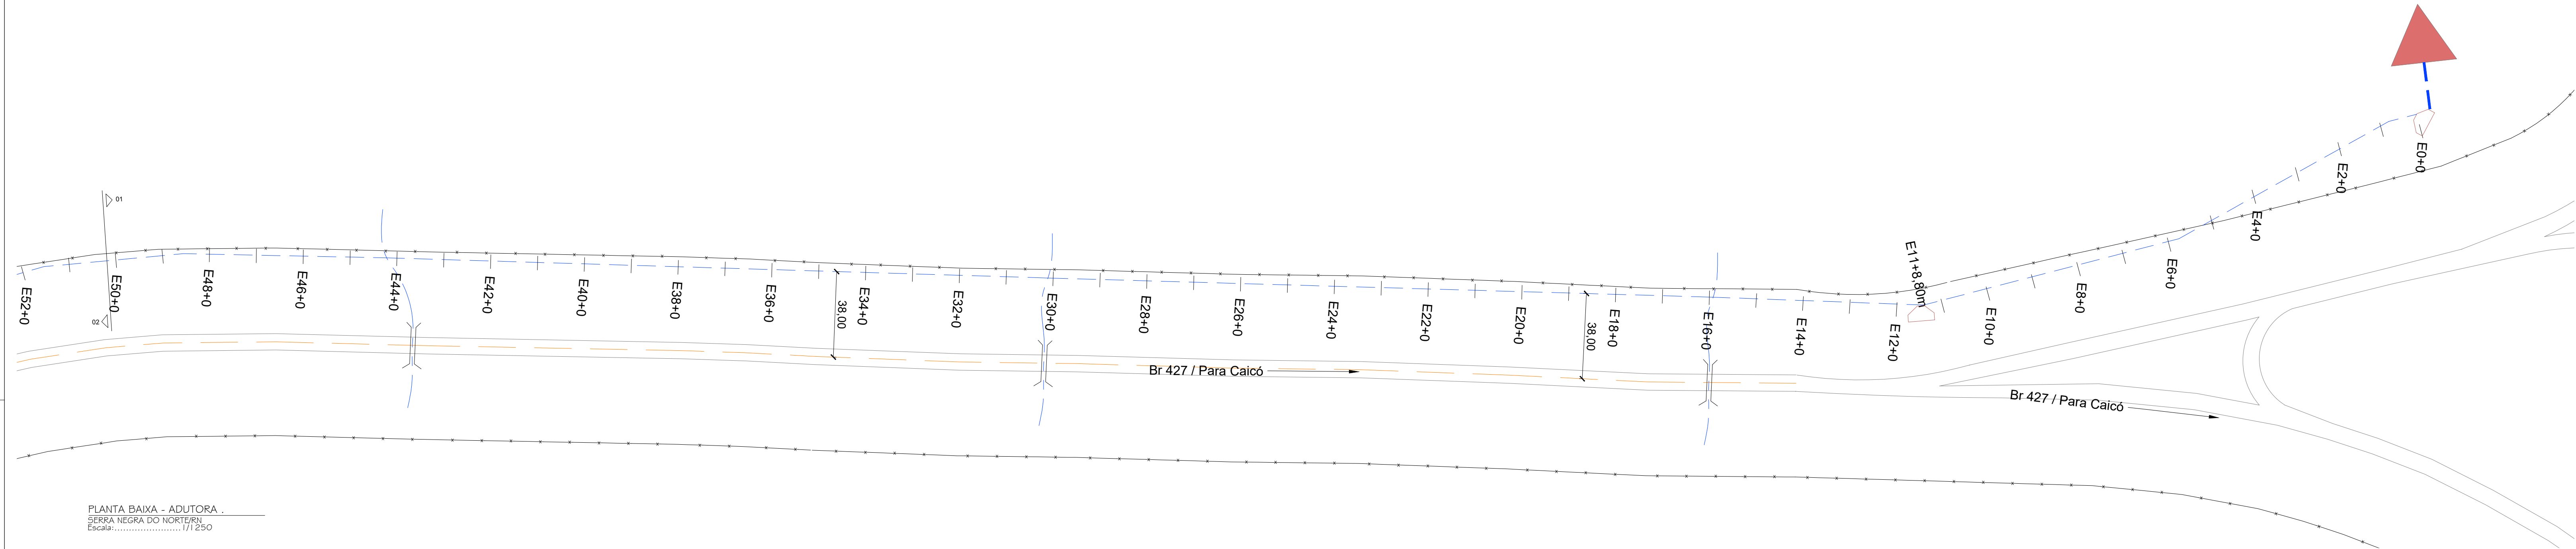

— TUBULAÇÃO
— LINHA DE CARGA EFETIVA OU PIEZOMÉTRICA

CONVENÇÕES

PERFIL DO TERRENO


ADUTORA A IMPLANTAR- PLANTA BAIXA-
PVC DEFOFO CLASSE IMPA JEI DN 150MM

ADUTORA A IMPLANTAR - PERFIL

VENTOSA (CONFORME DETALHES)

DESCARGA (CONFORME DETALHES)

BLOCO DE ANCORAGEM

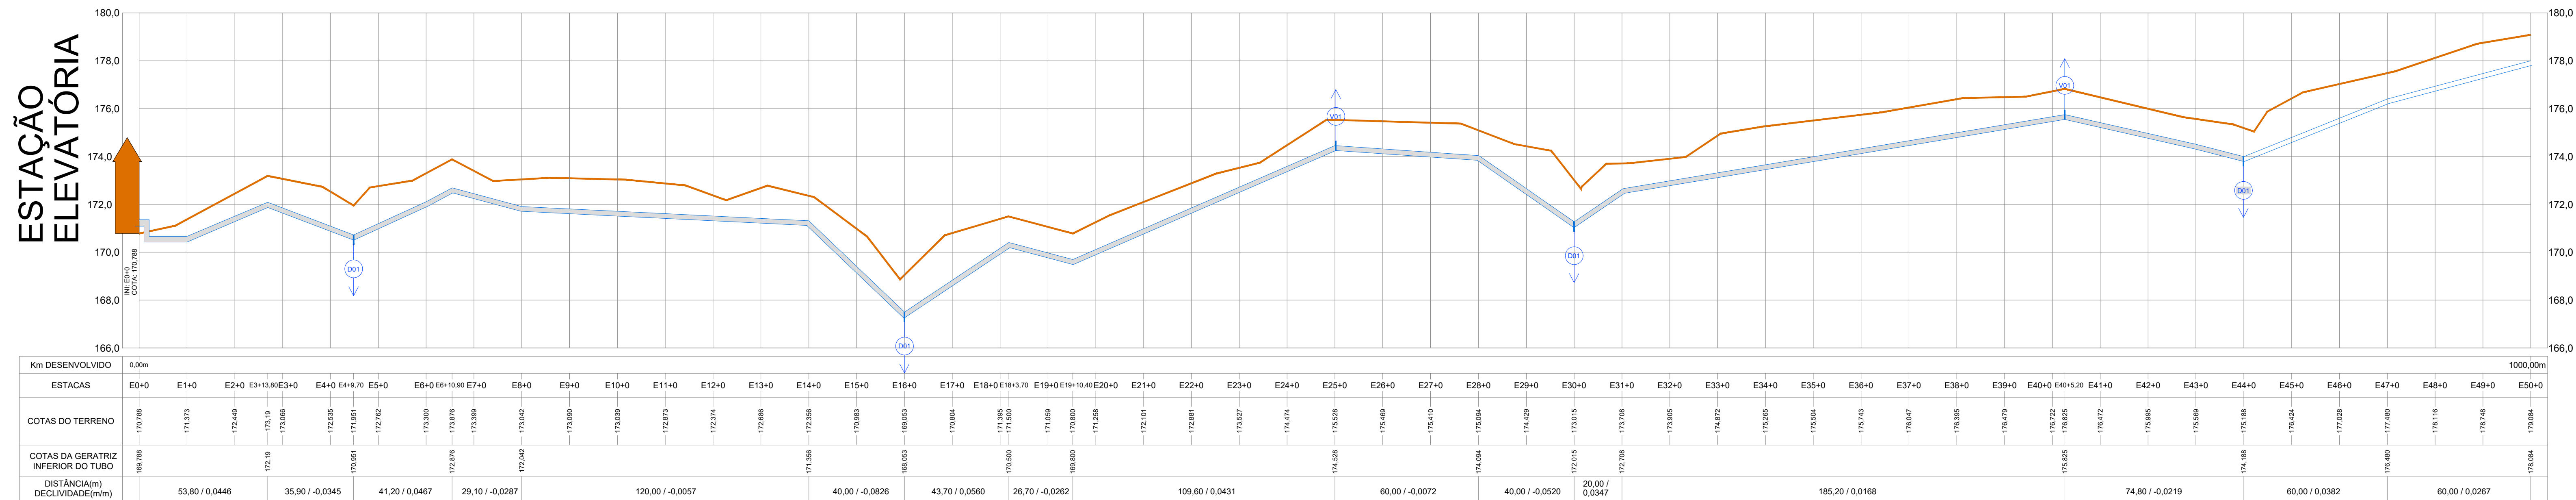

PERFIL LONGITUDINAL - ADUTORA .
SERRA NEGRA DO NORTE/RN
Escala:..... 1/1.250

Proprietário:		
Autor:	Brenno Queiroga	
Execução:		
Fiscalização:		
Título: SISTEMA DE ABASTECIMENTO DE ÁGUA DE SERRA NEGRA DO NORTE/RN		
Endereço: SERRA NEGRA DO NORTE/RN		
Conteúdo: PLANTA BAIXA, PERFIL LONGITUDINAL E LEGENDAS DA REDE ADUTORA. (ESTACA E00 A E50)		Prancha: 01/37
Desenho: BRENNÓ QUEIROGA	Escala: 1/1250	Data: AGOSTO/2019
Modificação:		Observação:

DIREITOS AUTORAIS RESERVADOS. PROIBIDA QUALQUER MODIFICAÇÃO NO TODO OU EM PARTE, SEM AUTORIZAÇÃO POR ESCRITO DO AUTOR DO PROJETO.

PRODUCED BY AN AUTODESK STUDENT VERSION