


PRODUCED BY AN AUTODESK STUDENT VERSION



PLANTA BAIXA - ADUTORA .  
SERRA NEGRA DO NORTE/RN  
Escala:..... 1/1250

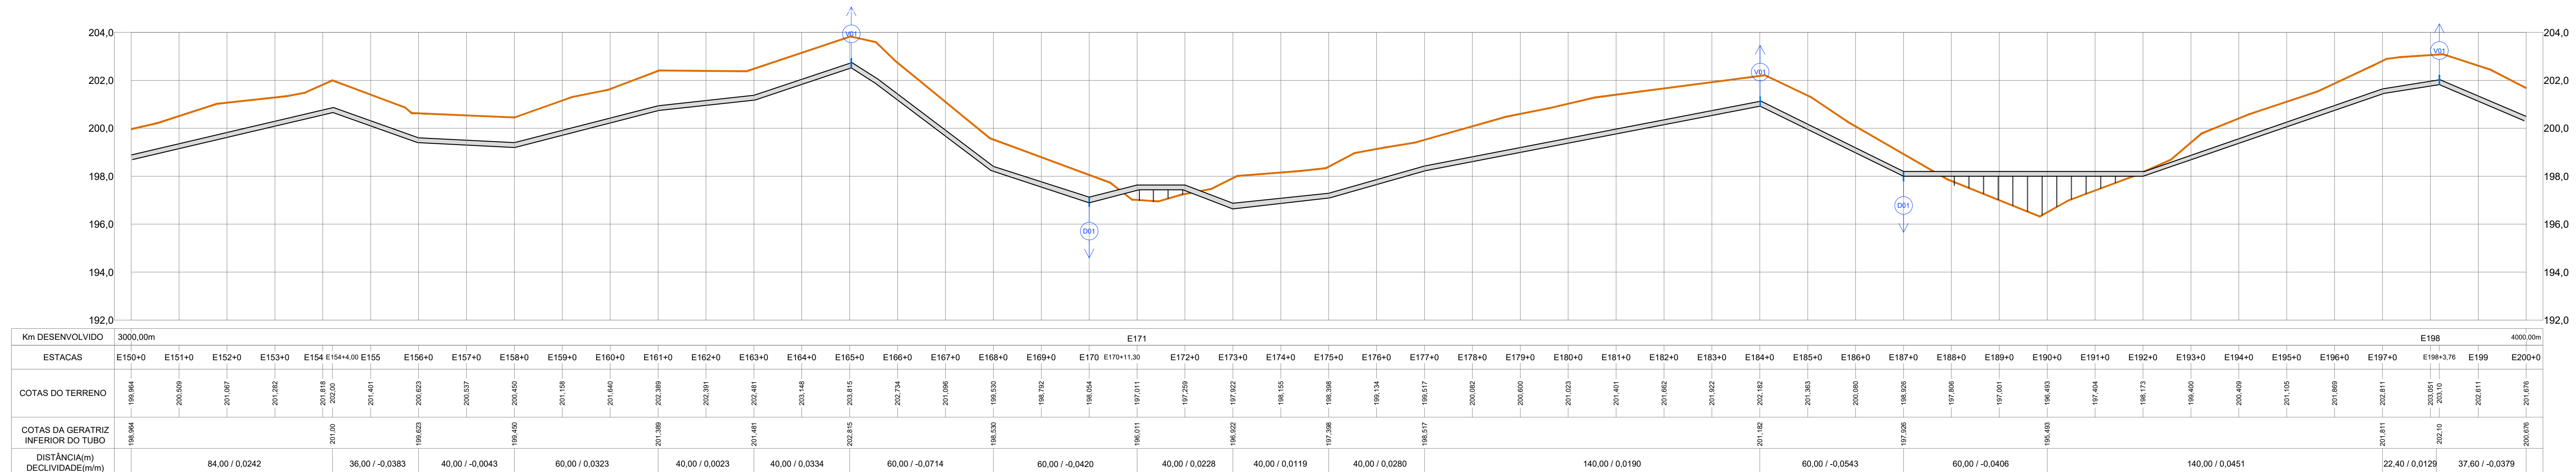

PERFIL LONGITUDINAL - ADUTORA .  
SERRA NEGRA DO NORTE/RN  
Escala:..... 1/1250



TUBULAÇÃO  
LINHA DE CARGA EFETIVA OU PIEZOMÉTRICA

- CONVENÇÕES
- PERFIL DO TERRENO
  - ADUTORA A IMPLANTAR- PLANTA BAIXA- PVC DEFOFO CLASSE IMPA JEI DN 150MM
  - ADUTORA A IMPLANTAR - PERFIL
  - VENTOSA (CONFORME DETALHES)
  - DESCARGA (CONFORME DETALHES)
  - BLOCO DE ANCORAGEM

Proprietário:

Autor: Brenno Queiroga

Execução:

Fiscalização:

Título: SISTEMA DE ABASTECIMENTO DE ÁGUA DE SERRA NEGRA DO NORTE/RN

Endereço: SERRA NEGRA DO NORTE/RN

Conteúdo: PLANTA BAIXA, PERFIL LONGITUDINAL E LEGENDAS DA REDE ADUTORA. (ESTACA E150 A E200)

Prancha: 04/37

Desenho: BRENNÓ QUEIROGA

Escala: 1/1250

Data: AGOSTO/2019

Modificação:

Observação:

DIREITOS AUTORAIS RESERVADOS. PROIBIDA QUALQUER MODIFICAÇÃO NO TODO OU EM PARTE, SEM AUTORIZAÇÃO POR ESCRITO DO AUTOR DO PROJETO.

PRODUCED BY AN AUTODESK STUDENT VERSION

PRODUCED BY AN AUTODESK STUDENT VERSION