


PRODUCED BY AN AUTODESK STUDENT VERSION


PRODUCED BY AN AUTODESK STUDENT VERSION

PRODUCED BY AN AUTODESK STUDENT VERSION

Alagado no Inverno

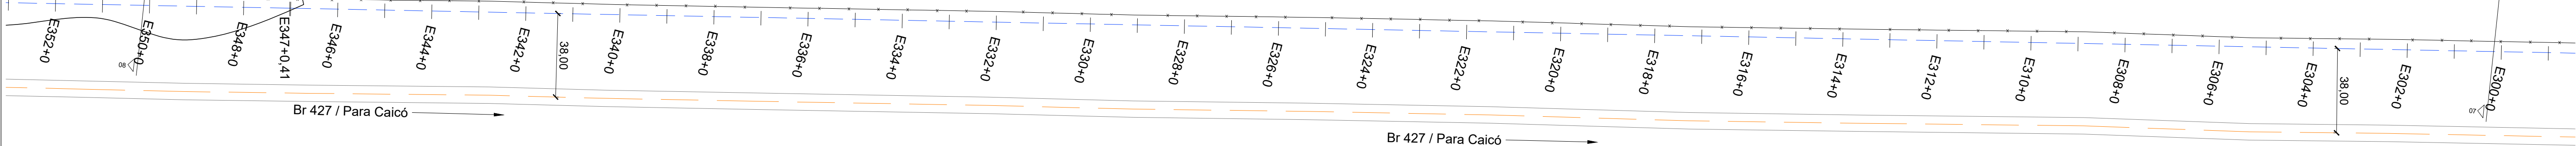

PLANTA BAIXA - ADUTORA -  
SERRA NEGRA DO NORTE/RN  
Escala: 1:250

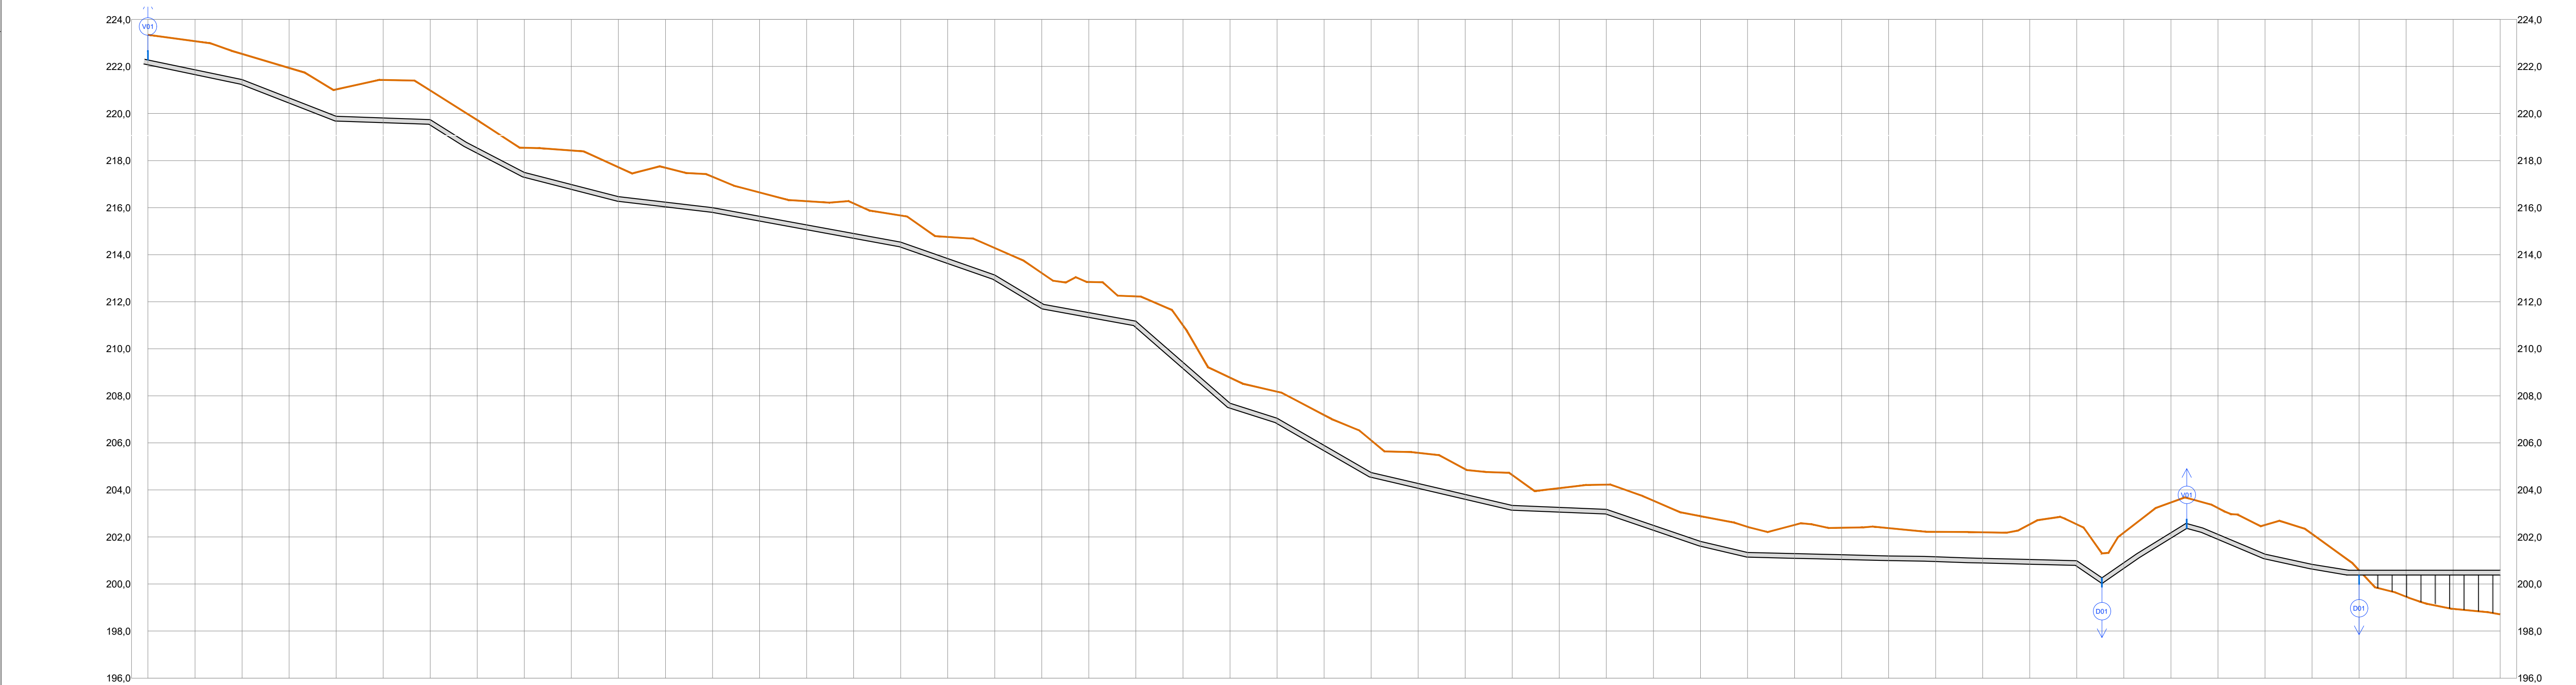

Km DESENVOLVIDO	6000,00m
ESTACAS	E300+0 E301+0 E302+0 E303+0 E304+0 E305+0 E306+0 E307+0 E308+0 E309+0 E310+0 E311+0 E312+0 E313+0 E314+0 E315+0 E316+0 E317+0 E318+0 E319+0 E320+0 E321+0 E322+0 E323+0 E324+0 E325+0 E326+0 E327+0 E328+0 E329+0 E330+0 E331+0 E332+0 E333+0 E334+0 E335+0 E336+0 E337+0 E338+0 E339+0 E340+0 E341 E341+10,79 E342 E343 E343+10,79 E344 E345+0 E346+0 E347+0 E348+0 E349+0 E350+0
COTAS DO TERRENO	223,348 223,075 222,537 221,507 221,024 221,430 220,884 219,722 218,547 218,000 217,718 217,607 217,313 216,845 216,274 216,190 215,864 214,703 214,284 213,917 213,843 213,206 213,097 212,772 212,175 211,891 211,607 211,290 211,230 210,633 210,405 210,267 210,344 210,083 200,435 200,311 200,262 200,276 200,219 200,199 200,308 201,037 200,31 200,367 200,466 200,400 200,251 200,312 200,133 200,096 199,609 198,945 198,712
COTAS DA GERATRIZ INFERIOR DO TUBO	222,348 221,537 220,024 219,684 217,641 216,718 216,313 215,296 214,297 213,297 212,297 211,290 210,297 200,633 200,405 200,267 200,344 200,083 200,435 200,311 200,262 200,276 200,219 200,199 200,308 201,037 200,31 200,367 200,466 200,400 200,251 200,312 200,133 200,096 199,609 198,945 198,712
DISTÂNCIA(m)	40,00 / -0,0203 40,00 / -0,0378 40,00 / -0,0010 40,00 / -0,0609 40,00 / -0,0207 40,00 / -0,0101 80,00 / -0,0206 40,00 / -0,0345 20,00 / -0,0534 40,00 / -0,0247 40,00 / -0,0865 20,00 / -0,0209 40,00 / -0,0516 60,00 / -0,0246 40,00 / -0,0102 40,00 / -0,0336 20,00 / -0,0227 20,00 / -0,0115 35,75 / 0,0641 33,55 / -0,0324 20,00 / -0,0190 20,00 / -0,0774 60,00 / -0,0312

PERFIL LONGITUDINAL - ADUTORA -  
SERRA NEGRA DO NORTE/RN  
Escala: 1:250



TUBULAÇÃO  
LINHA DE CARGA EFETIVA OU PIEZOMÉTRICA

CONVENÇÕES

PERFIL DO TERRENO

ADUTORA A IMPLANTAR- PLANTA BAIXA-  
PVC DEFOFO CLASSE IMPA JEI DN 150MM

ADUTORA A IMPLANTAR - PERFIL

VENTOSA (CONFORME DETALHES)  
DESCARGA (CONFORME DETALHES)  
BLOCO DE ANCORAGEM

Proprietário: \_\_\_\_\_

Autor:  \_\_\_\_\_  
Brenno Queiroga  
Eng. Civil - CREA: 123456789-0

Execução: \_\_\_\_\_

Fiscalização: \_\_\_\_\_



Título:  
**SISTEMA DE ABASTECIMENTO DE ÁGUA DE SERRA  
NEGRA DO NORTE/RN**

Endereço:  
SERRA NEGRA DO NORTE/RN

Conteúdo:  
PLANTA BAIXA, PERFIL LONGITUDINAL E LEGENDAS DA  
REDE ADUTORA. (ESTACA E300 A E350)

Prancha:  
07/37

Desenho:  
BRENN QUEIROGA

Escala:  
1/1250

Data:  
AGOSTO/2019

Modificação: \_\_\_\_\_

Observação: \_\_\_\_\_

DIREITOS AUTORAIS RESERVADOS. PROIBIDA QUALQUER MODIFICAÇÃO NO TODO OU EM PARTE, SEM AUTORIZAÇÃO POR ESCRITO DO AUTOR DO PROJETO.

PRODUCED BY AN AUTODESK STUDENT VERSION