
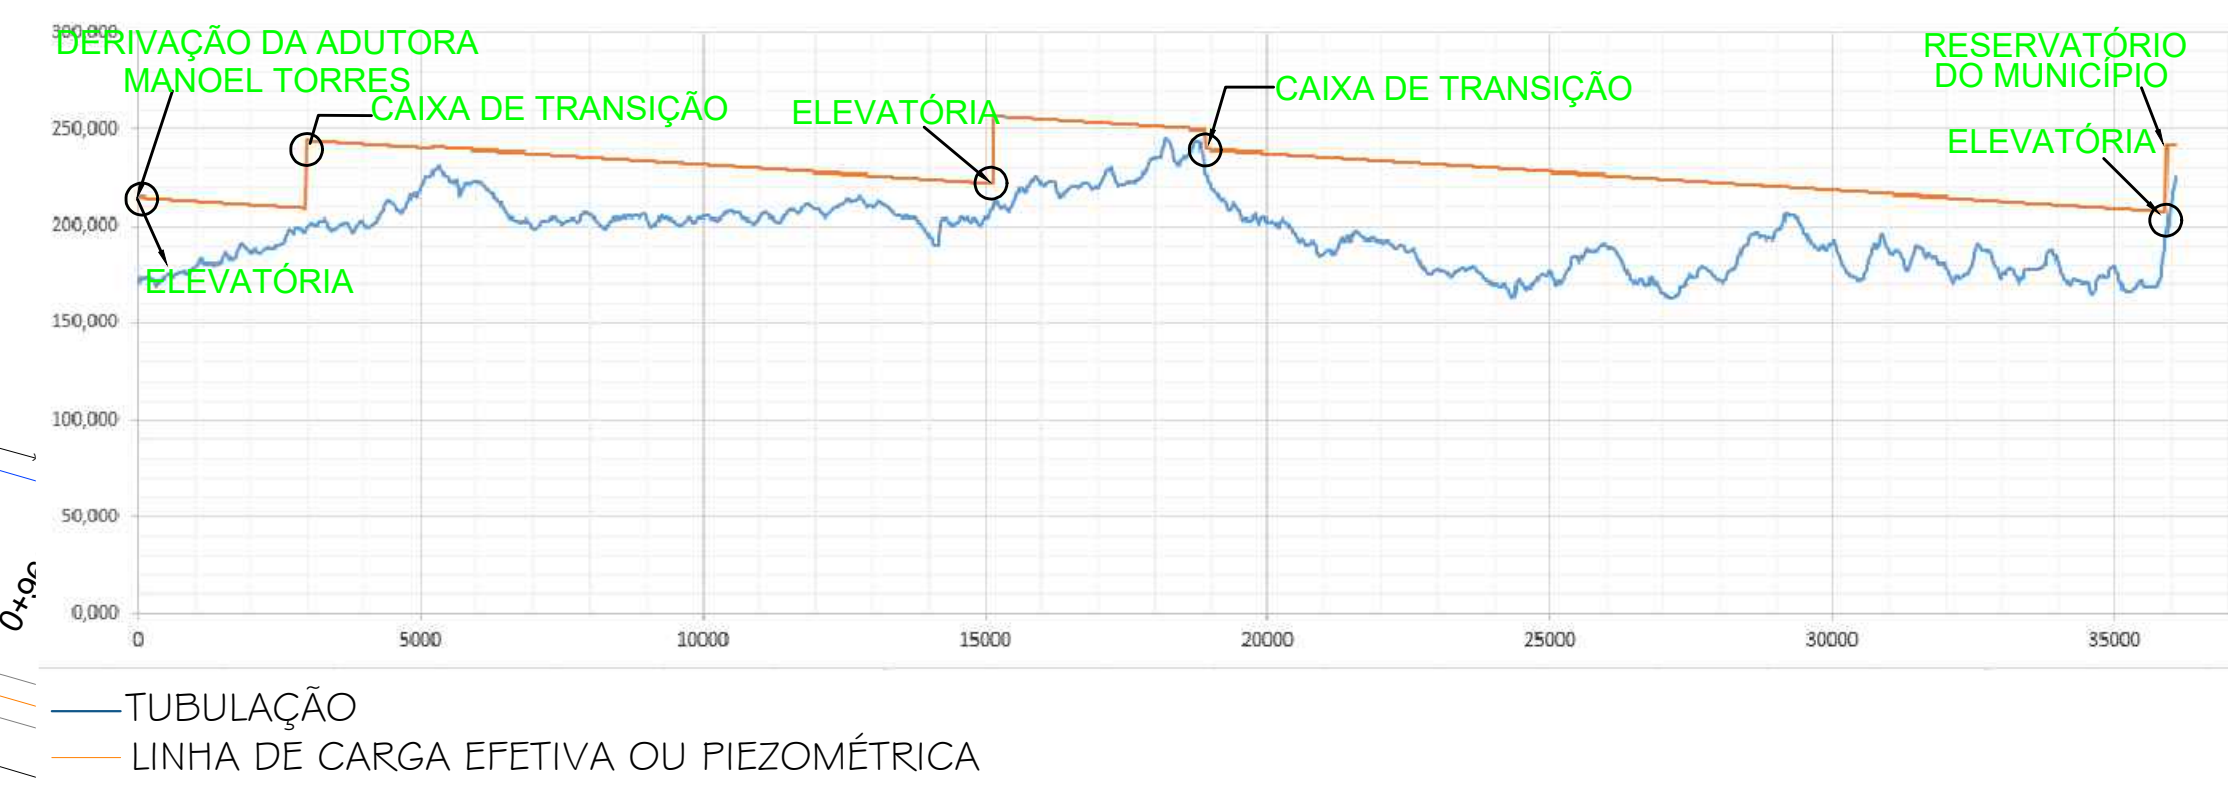


PRODUCED BY AN AUTODESK STUDENT VERSION


PLANTA BAIXA - ADUTORA -
SERRA NEGRA DO NORTE/RN
Escala:.....1/1250

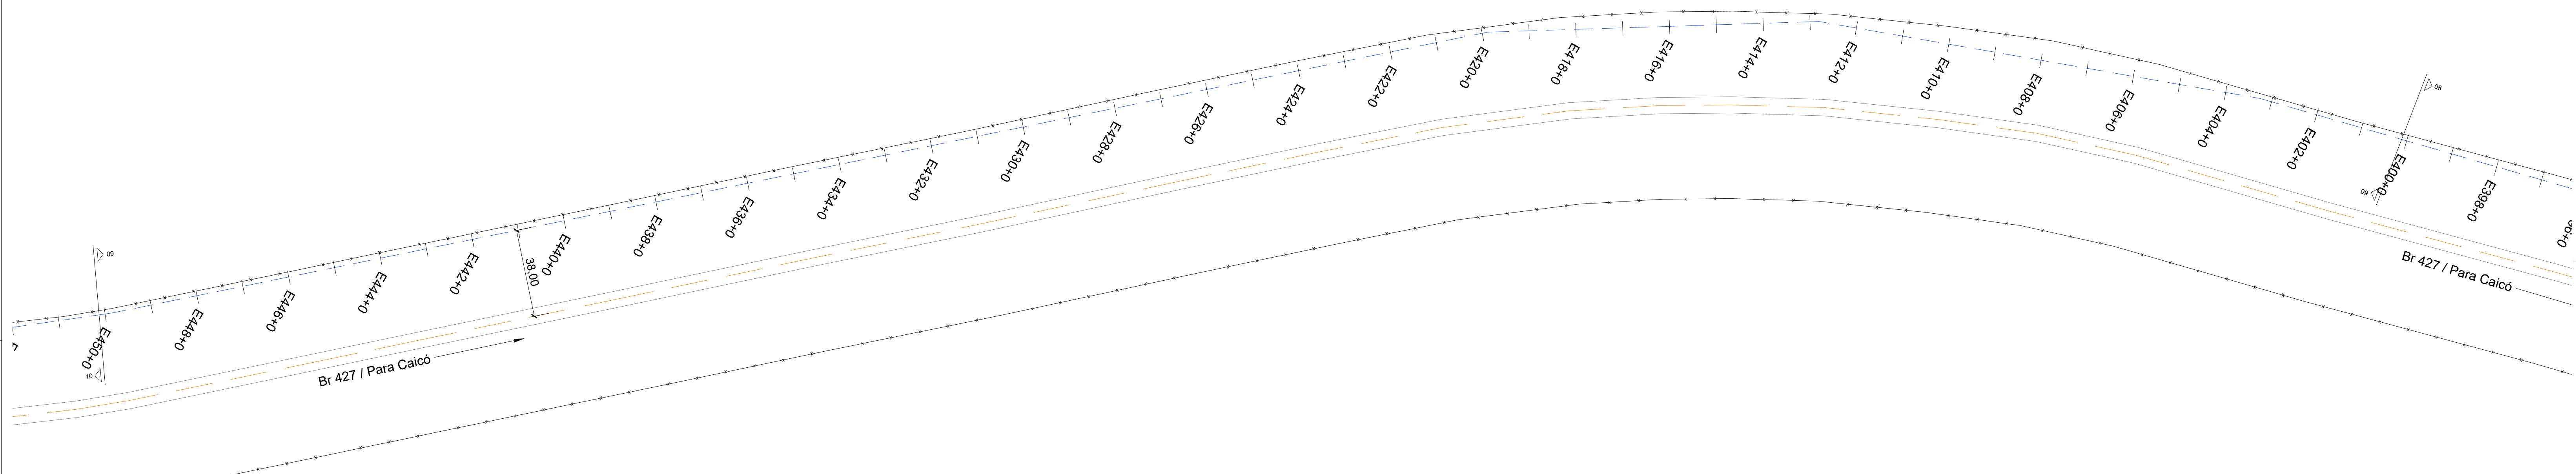

— TUBULAÇÃO
— LINHA DE CARGA EFETIVA OU PIEZOMÉTRICA

CONVENÇÕES

- PERFIL DO TERRENO
- ADUTORA A IMPLANTAR- PLANTA BAIXA- PVC DEFOFO CLASSE IMPA JEI DN 150MM
- ADUTORA A IMPLANTAR - PERFIL
- VENTOSA (CONFORME DETALHES)
- DESCARGA (CONFORME DETALHES)
- BLOCO DE ANCORAGEM

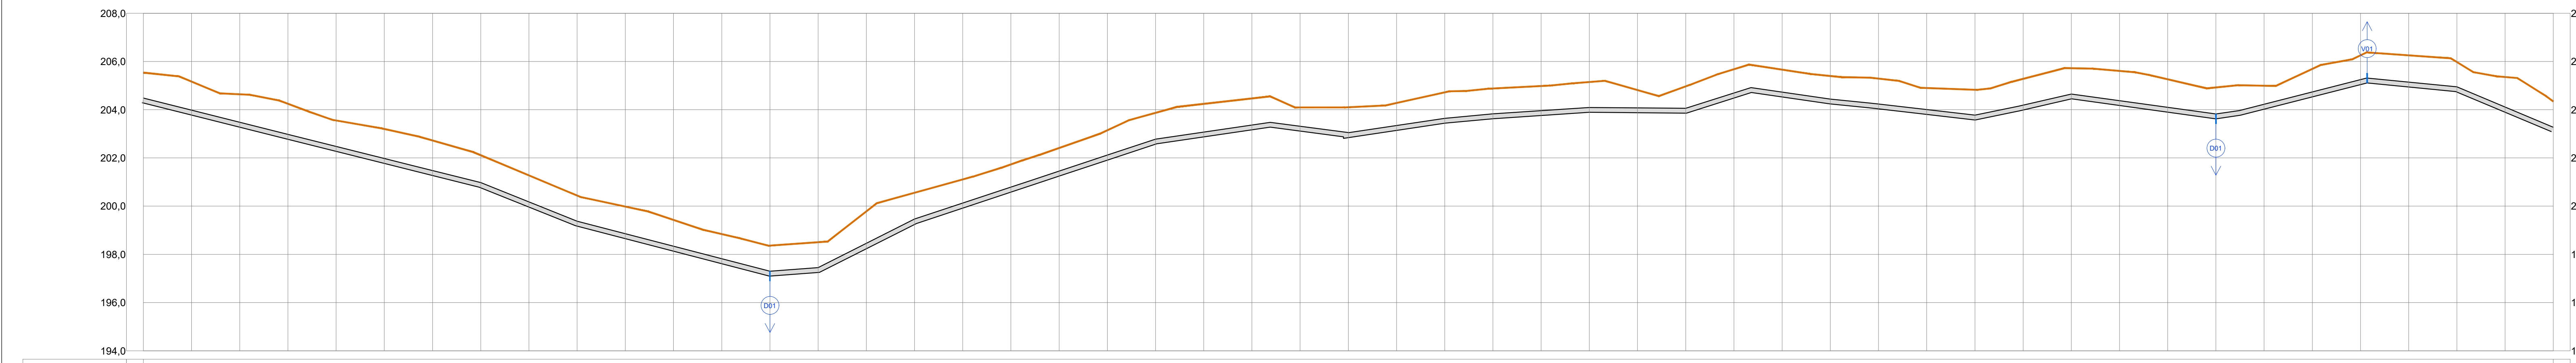

Km DESENVOLVIDO		8000,00m																																								9000,00m													
ESTACAS		E400+0	E401+0	E402+0	E403+0	E404+0	E405+0	E406+0	E407+0	E408+0	E409+0	E410+0	E411+0	E412+0	E413+0	E414+0	E415+0	E416+0	E417+0	E418+0	E419+0	E420+0	E421+0	E422+0	E423+E423+7,80	E424	E425+0	E426+0	E427+0	E428+0	E429+0	E430+0	E431+0	E432+0	E433+E433+6,30	E434	E435+0	E436+0	E437+0	E438+0	E439+0	E440+0	E441+0	E442+0	E443+0	E444+0	E445+0	E446+E446+2,80	E447	E448+0	E449+0	E450+0			
COTAS DO TERRENO		205,58	205,165	204,99	204,45	203,54	202,203	202,723	202,113	201,275	200,537	199,981	199,427	198,842	198,366	197,505	199,242	200,555	201,107	201,731	202,411	203,147	203,869	204,242	204,467	204,55	204,194	204,102	204,279	204,717	204,878	204,981	205,146	204,812	204,967	205,677	205,67	205,659	205,397	205,391	204,698	204,827	205,241	205,720	205,006	205,260	204,923	204,923	204,923	205,254	206,40	206,254	205,974	205,555	204,341
COTAS DA GERATRIZ INFERIOR DO TUBO		204,538							201,113		199,437				197,366	197,555		199,555					202,869		203,55		203,102		204,279		203,717				203,967		204,87				203,827		204,720				205,40		205,974		203,341				
DISTÂNCIA(m)																																																							
DECLIVIDADE(mm)					140,00 / -0,0245					40,00 / -0,0419				80,00 / -0,0259		20,00 / 0,0070		40,00 / 0,0513			100,00 / 0,0331				47,60 / 0,0143	32,40 / -0,0139		40,00 / 0,0154				100,00 / 0,0025			26,30 / 0,0343		93,70 / -0,0111			40,00 / 0,0023			60,00 / -0,0133			37,40 / -0,0114		40,00 / -0,0408							

PERFIL LONGITUDINAL - ADUTORA -
SERRA NEGRA DO NORTE/RN
Escala:.....1/1250

Proprietário: _____

Autor:  _____
Brenno Queiroga Queiroga de Fátima
Eng Civil - CRB 013907/RS

Execução: _____

Fiscalização: _____



Título:
SISTEMA DE ABASTECIMENTO DE ÁGUA DE SERRA NEGRA DO NORTE/RN

Endereço:
SERRA NEGRA DO NORTE/RN

Conteúdo:
PLANTA BAIXA, PERFIL LONGITUDINAL E LEGENDAS DA REDE ADUTORA. (ESTACA E400 A E450)

Prancha:
09
/37

Desenho:
BRENNO QUEIROGA

Escala:
1/1250

Data:
AGOSTO/2019

Modificação: _____

Observação: _____

DIREITOS AUTORAIS RESERVADOS. PROIBIDA QUALQUER MODIFICAÇÃO NO TODO OU EM PARTE, SEM AUTORIZAÇÃO POR ESCRITO DO AUTOR DO PROJETO.

PRODUCED BY AN AUTODESK STUDENT VERSION

PRODUCED BY AN AUTODESK STUDENT VERSION