


PLANTA BAIXA - ADUTORA
SERRA NEGRA DO NORTE/RN
Escala:.....1/1250



PERFIL LONGITUDINAL - ADUTORA
SERRA NEGRA DO NORTE/RN
Escala:.....1/1250

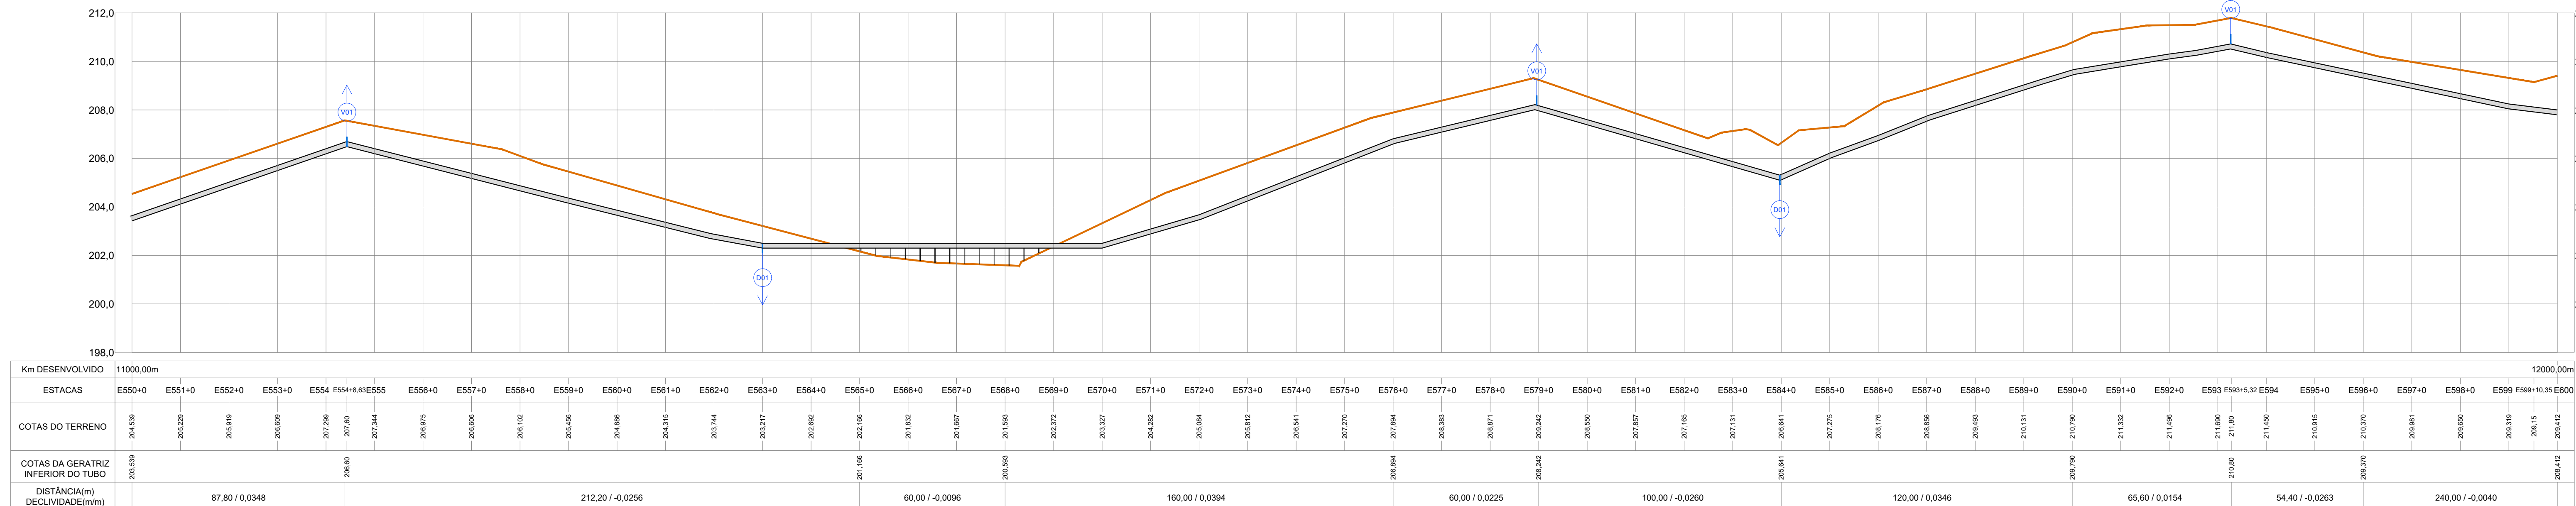

TUBULAÇÃO
LINHA DE CARGA EFETIVA OU PIEZOMÉTRICA

- CONVENÇÕES
- PERFIL DO TERRENO
 - ADUTORA A IMPLANTAR- PLANTA BAIXA- PVC DEFOFO CLASSE IMPA JEI DN 150MM
 - ADUTORA A IMPLANTAR - PERFIL
 - VENTOSA (CONFORME DETALHES)
 - DESCARGA (CONFORME DETALHES)
 - BLOCO DE ANCORAGEM

Proprietário:		
Autor:		
Execução:		
Fiscalização:		
Título: SISTEMA DE ABASTECIMENTO DE ÁGUA DE SERRA NEGRA DO NORTE/RN		
Endereço: SERRA NEGRA DO NORTE/RN		
Conteúdo: PLANTA BAIXA, PERFIL LONGITUDINAL E LEGENDAS DA REDE ADUTORA. (ESTACA E550 A E600)		Prancha: 12/37
Desenho: BRENNO QUEIROGA	Escala: 1/1250	Data: AGOSTO/2019
Modificação: Observação:		
DIREITOS AUTORAIS RESERVADOS. PROIBIDA QUALQUER MODIFICAÇÃO NO TODO OU EM PARTE, SEM AUTORIZAÇÃO POR ESCRITO DO AUTOR DO PROJETO.		