
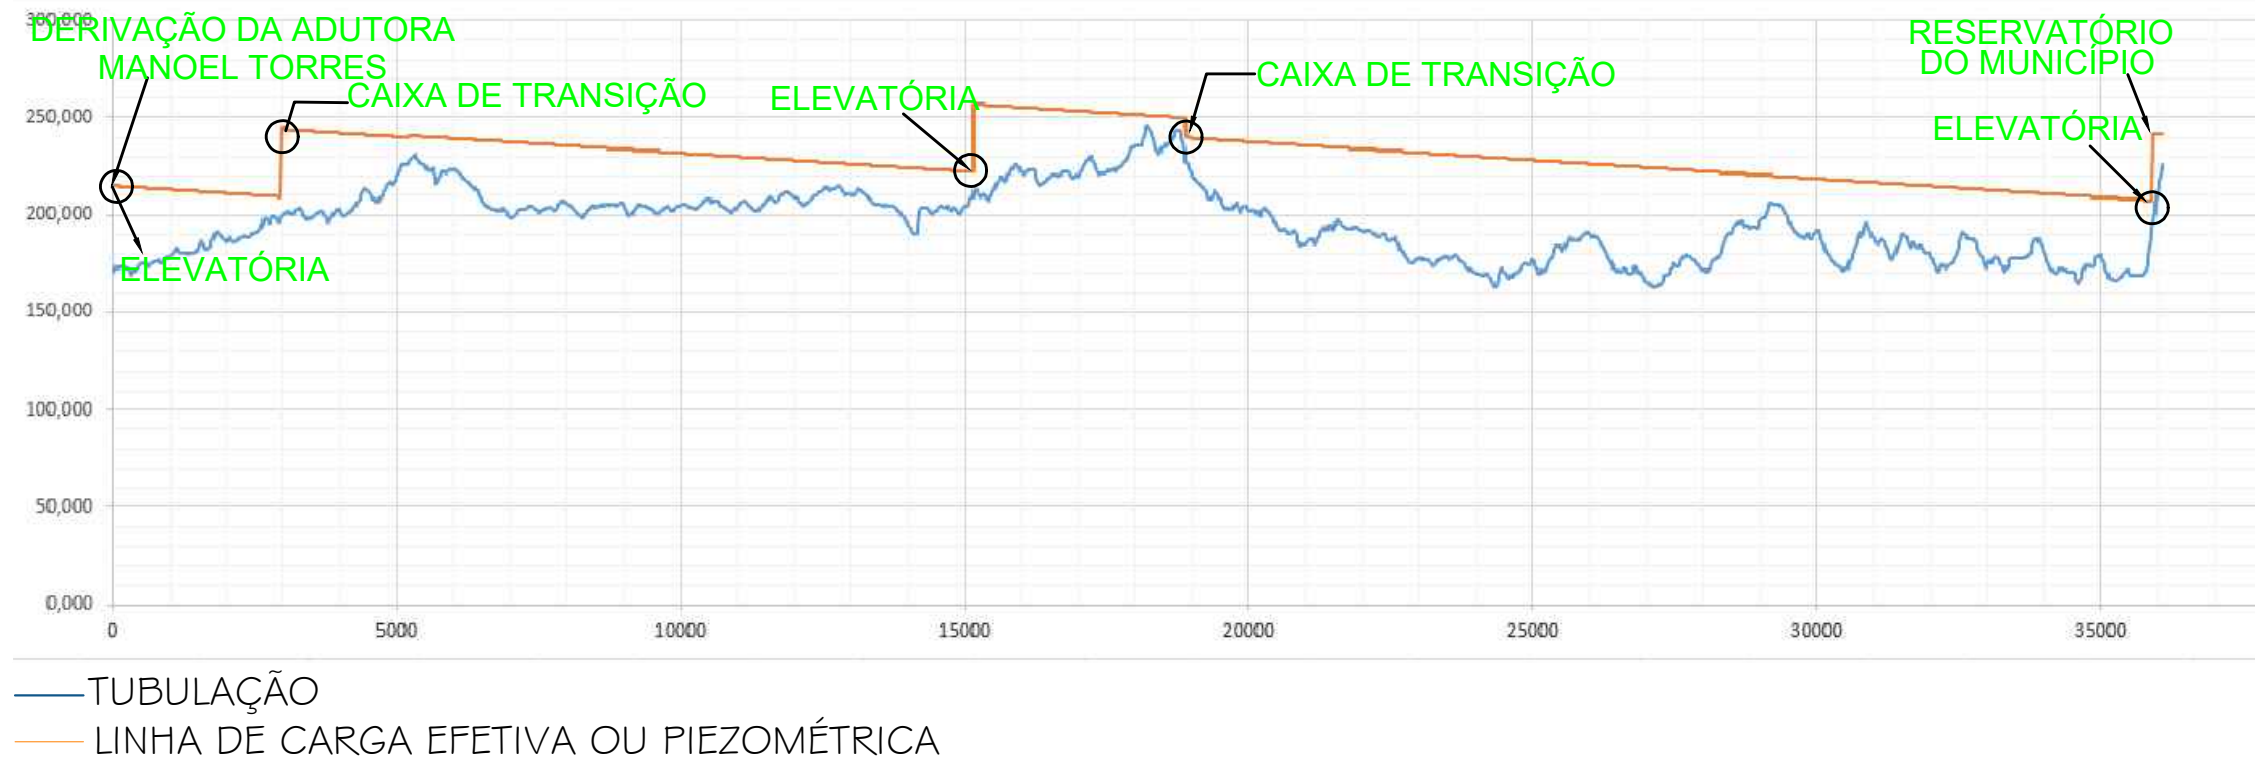


PLANTA BAIXA - ADUTORA -
SERRA NEGRA DO NORTE/RN
Escala:...../1/250

 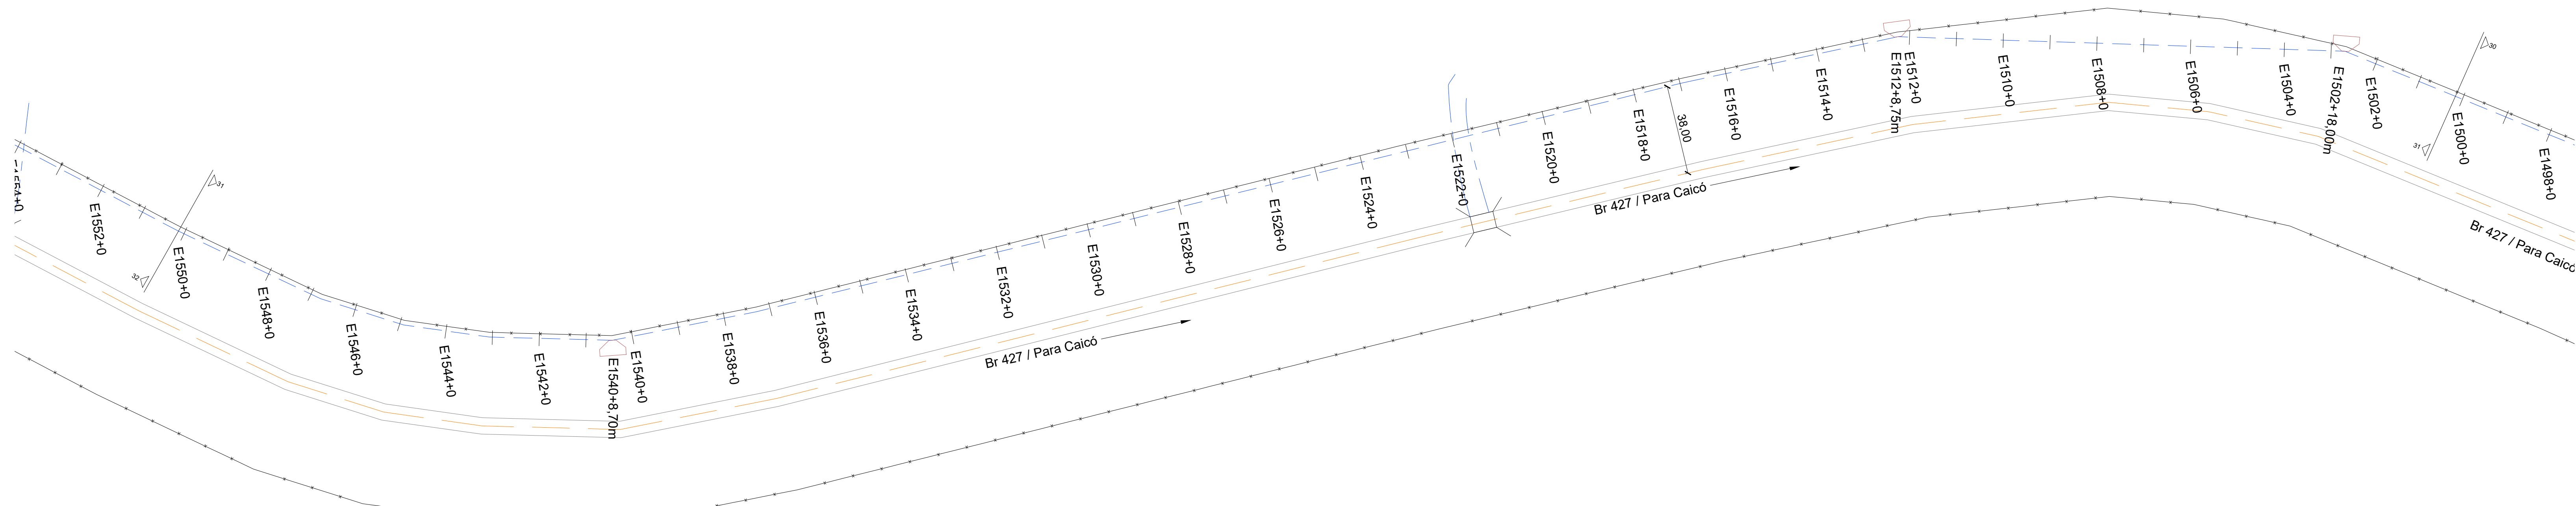


CONVENÇÕES

PERFIL DO TERRENO

ADUTORA A IMPLANTAR- PLANTA BAIXA-
PVC DEFOFO CLASSE IMPA JEI DN 150MM

ADUTORA A IMPLANTAR - PERFIL




VENTOSA (CONFORME DETALHES)



DESCARGA (CONFORME DETALHES)



BLOCO DE ANCORAGEM

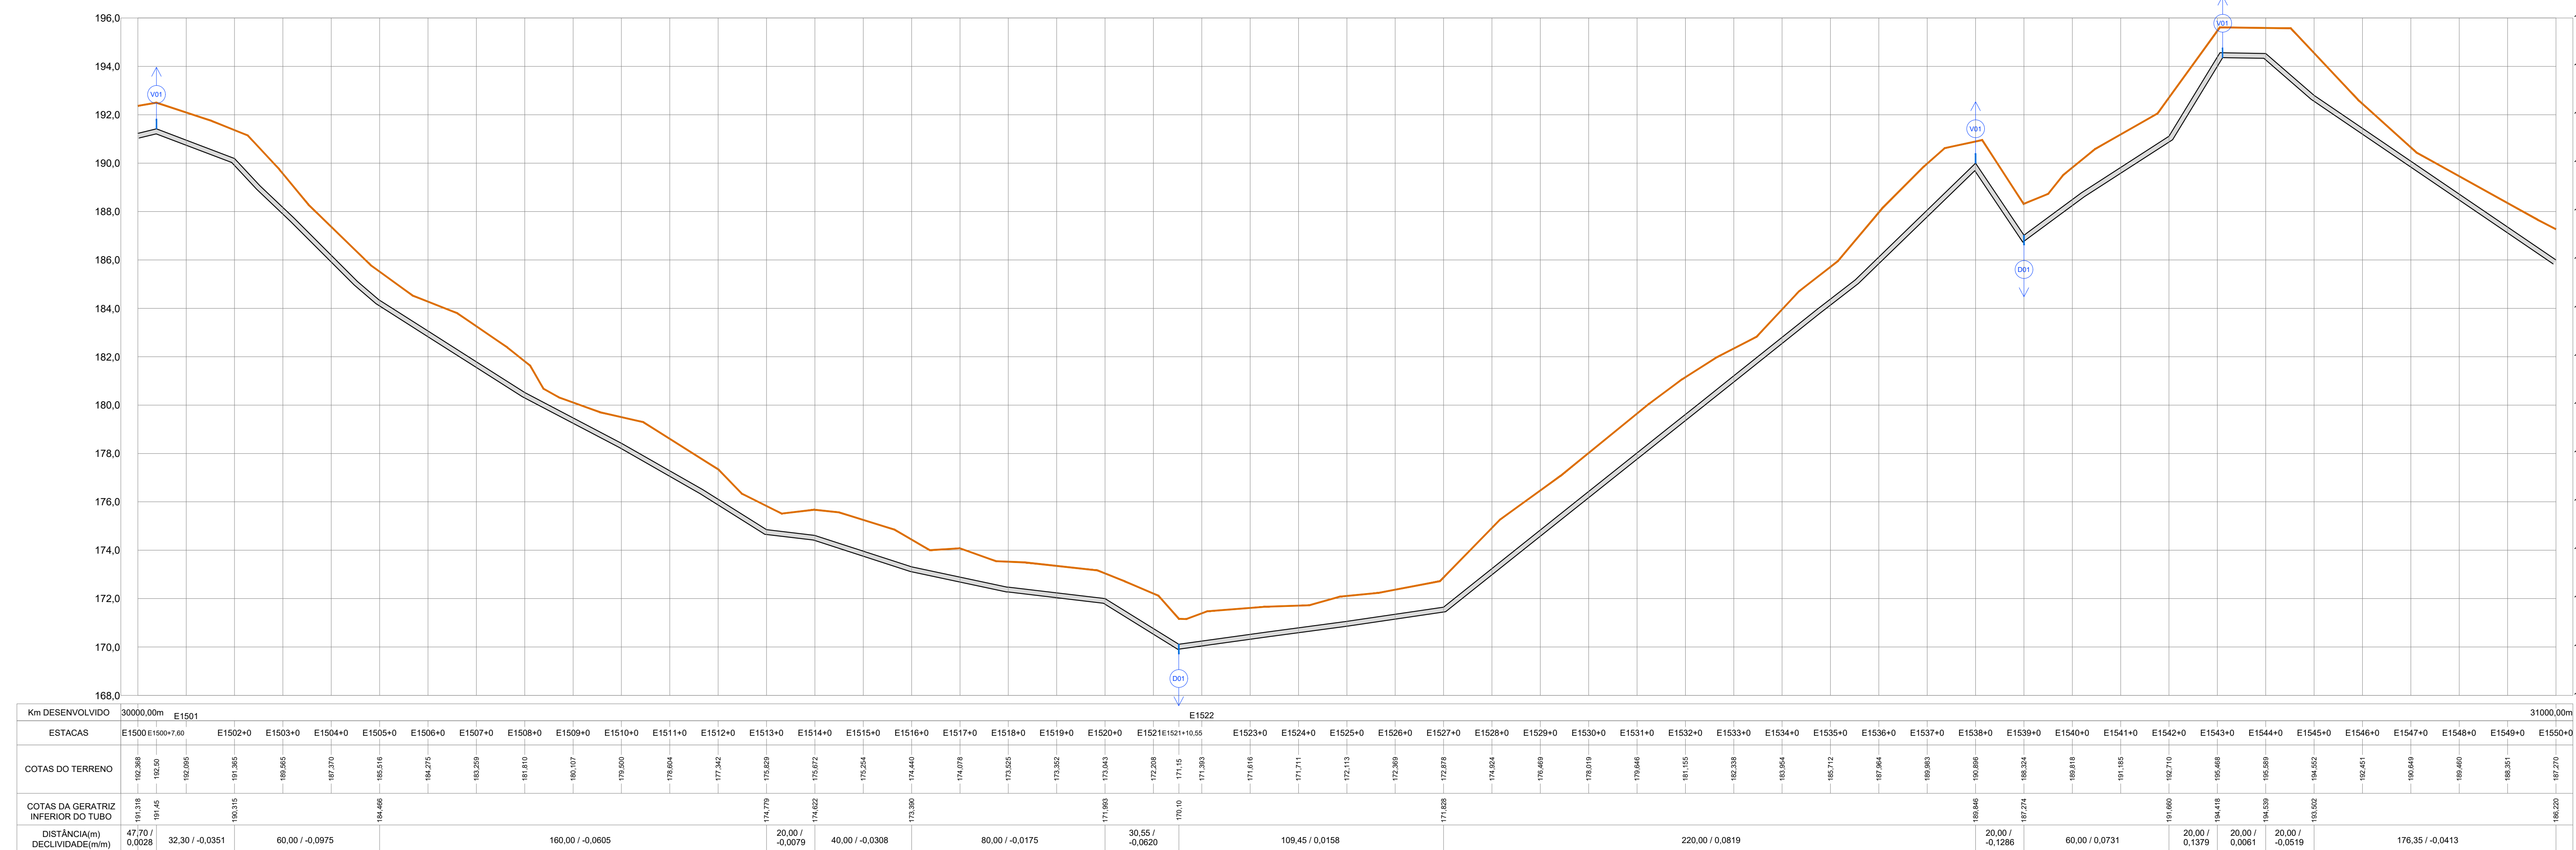

PERFIL LONGITUDINAL - ADUTORA -
SERRA NEGRA DO NORTE/RN
Escala:...../1/250

Proprietário:		
Autor:		
Execução:		
Fiscalização:		
Título: SISTEMA DE ABASTECIMENTO DE ÁGUA DE SERRA NEGRA DO NORTE/RN		
Endereço: SERRA NEGRA DO NORTE/RN		
Conteúdo: PLANTA BAIXA, PERFIL LONGITUDINAL E LEGENDAS DA REDE ADUTORA. (ESTACA E1500 A E1550)		Prancha: 31/37
Desenho: BRENNÓ QUEIROGA	Escala: 1/1250	Data: AGOSTO/2019
Modificação:		Observação:
DIREITOS AUTORAIS RESERVADOS. PROIBIDA QUALQUER MODIFICAÇÃO NO TODO OU EM PARTE, SEM AUTORIZAÇÃO POR ESCRITO DO AUTOR DO PROJETO.		