





PLANTA BAIXA DE DISTRIBUIÇÃO - TÉRREO
ESCALA: 1/50

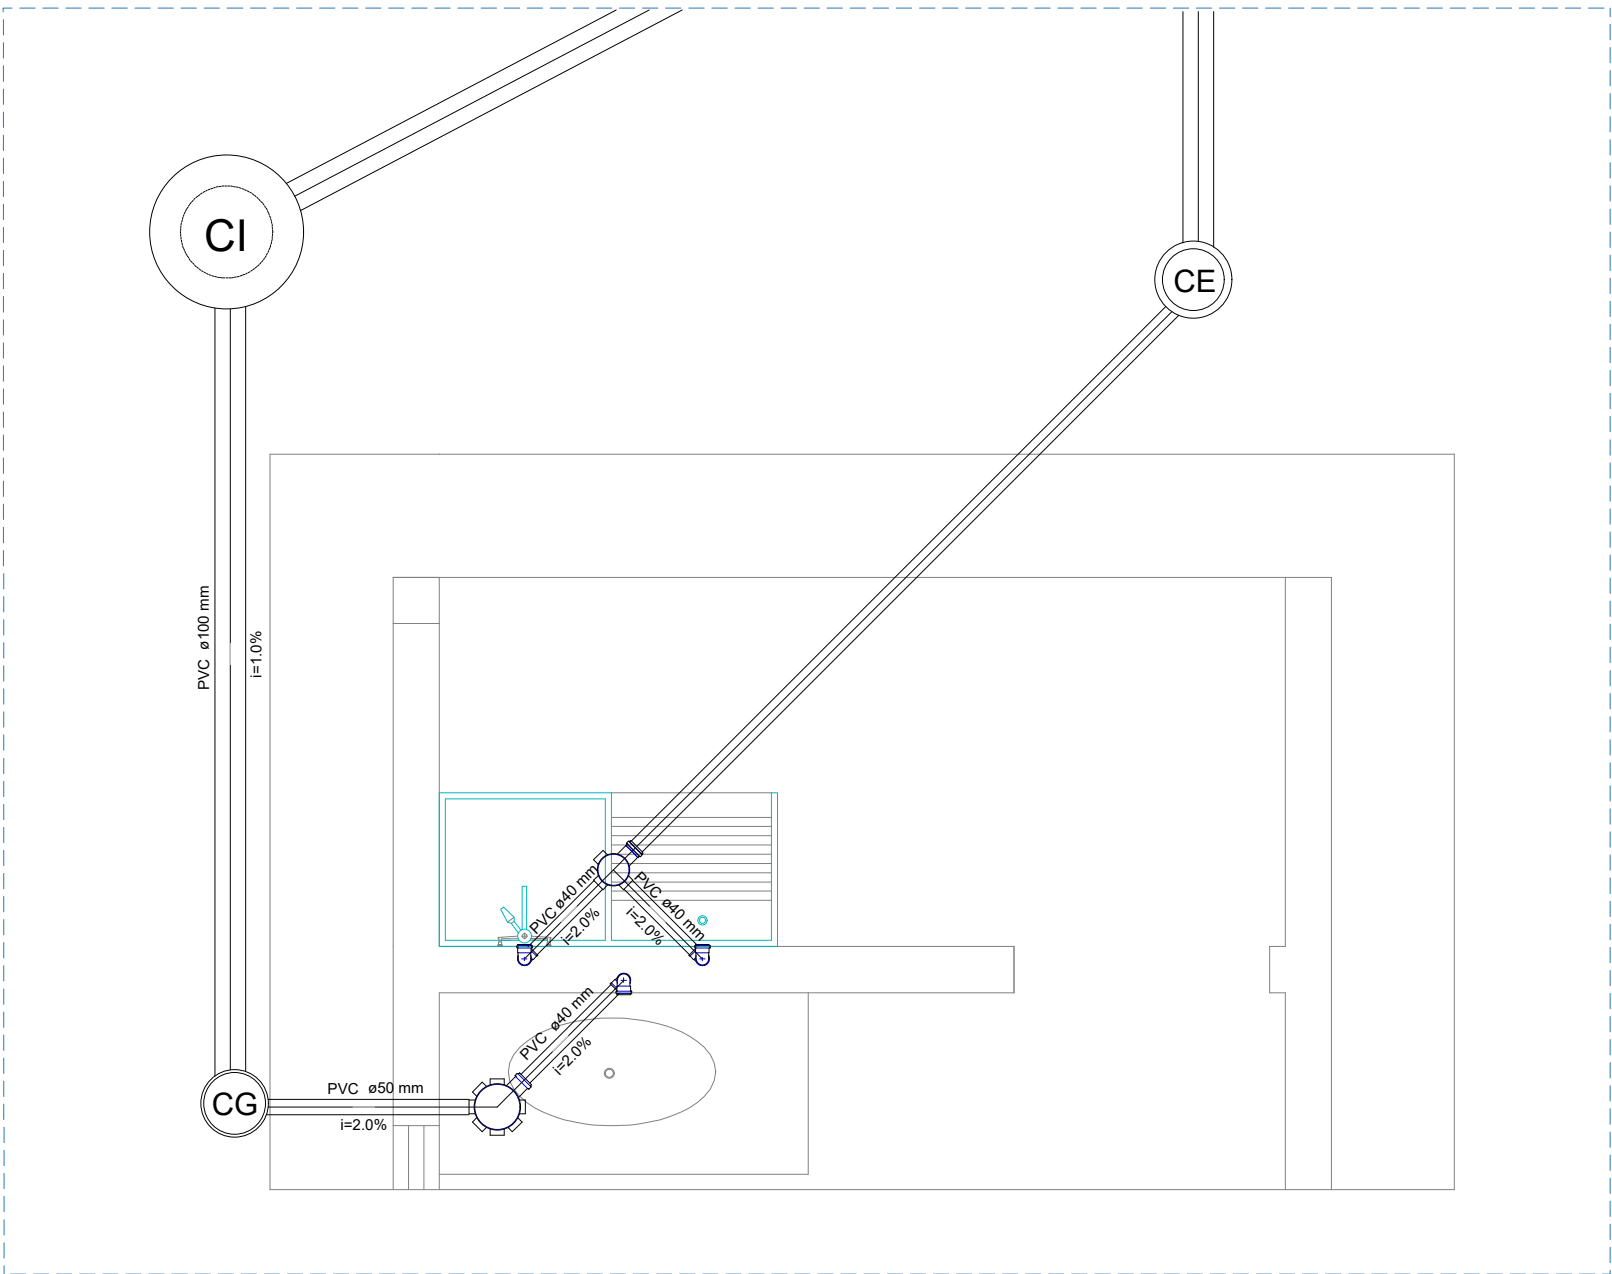

Detalhe S1
escala 1:25

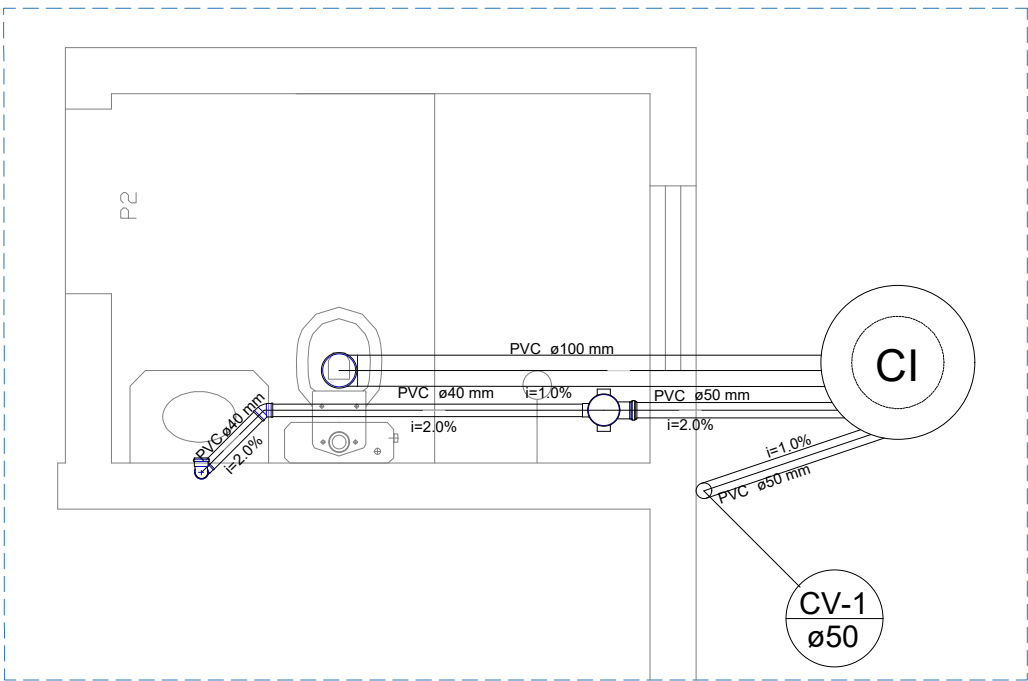

Detalhe S2
escala 1:25



Proprietário:

SÉRGIO FERNANDES DE MEDEIROS
Prefeito Municipal
CPF nº 008.324.144-51

Autor:

José Aroldo Custódio de Moraes
Engº Civil - CREA-210.417.082-1

Execução:

Fiscalização:

Título: IMPLANTAÇÃO DE MELHORIAS HABITACIONAIS
PARA O CONTROLE DA DOENÇA DE CHAGAS, NO MUNICÍPIO
DE SERRA NEGRA DO NORTE - CONVÊNIO 1201/2017. (2 QUARTOS)

Endereço:

SÍTIO FLORESTA, ZONA RURAL DE SERRA NEGRA DO
NORTE/RN

Conteúdo:

PLANTA DE DISTRIBUIÇÃO E LISTA DE MATERIAIS

Prancha:

01/03

Desenho:

DAÍRLE MELO

Escala:

INDICADAS

Data:

JANEIRO/2021

Modificação:

Observação: