



PROJETO DE INSTALAÇÕES SANITÁRIAS

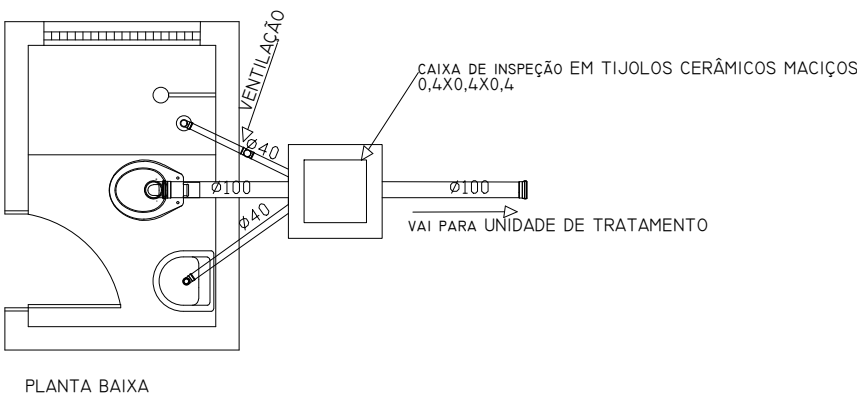


PLANTA BAIXA

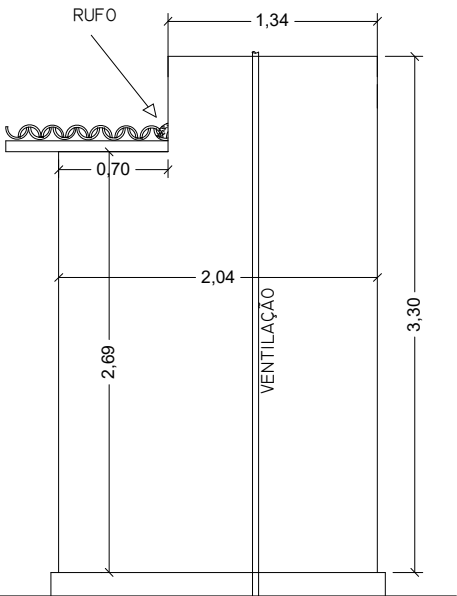

DETALHE VENTILAÇÃO

LISTA DE MATERIAIS DAS INTALAÇÕES SANITÁRIAS			DN	QUANT.
TUBO PVC			100	2,10 m
TUBO PVC			40	5,65 m
JOELHO 90 GRAUS PVC			100	1
JOELHO 45 GRAUS PVC			40	1
CAIXA DE INSPEÇÃO EM TIJOLOS CERÂMICOS MACIÇOS - 0,4X0,4X0,4			-	1
RAIO SIFONADO			100 X 40	1
TE PVC SÉRIE NORMAL - ESGOTO PREDIAL			40	1

PROJETO DE INSTALAÇÕES HIDRÁULICAS

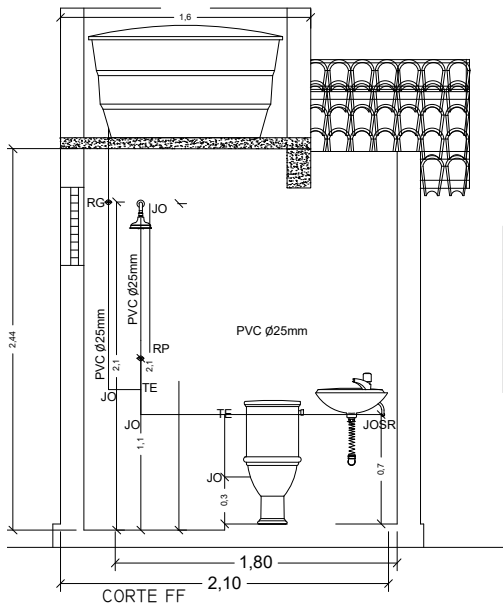

LISTA DE MATERIAIS DE INSTALAÇÕES HIDRÁULICAS			DN	QUANT.
TUBO PVC			25	6,00m
JOELHO 90 GRAUS PVC			25	3
JOELHO 90 GRAUS COM BUCHA DE LATÃO PVC			25 X 3/4"	1
TE PVC SOLDÁVEL			25	2
REGISTRO DE PRESSÃO 3/4"			-	1
REGISTRO DE GAVETA BRUTO, LATÃO, ROSCÁVEL 3/4"			-	1



Proprietário:

SÉRGIO FERNANDES DE MEDEIROS
Prefeito Municipal
CPF nº 009.324.144-51

Autor:

José Aroldo Queiroga de Moraes
Engº Civil - CREA: 210.417.062-1

Execução:

Fiscalização:

Título: MELHORIAS SANITÁRIAS DOMICILIARES NO MUNICÍPIO DE SERRA NEGRA DO NORTE/RN

Endereço:

SERRA NEGRA DO NORTE/RN

Conteúdo:

CONJUNTO SANITÁRIO - PROJETO DE INSTALAÇÕES ELÉTRICAS, SANITÁRIAS E HIDRÁULICAS

Prancha:

02/02

Desenho:

JOSÉ AROLD

Escala:

1/50


Data:

AGOSTO/2020

Modificação:

Observação:

PROJETO DE INSTALAÇÕES ELÉTRICAS

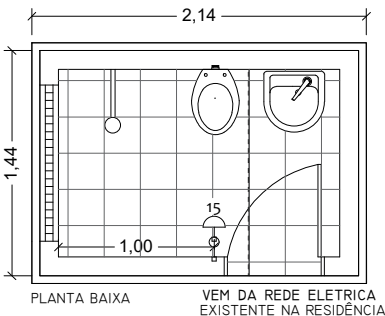

PLANTA BAIXA

TEM DA REDE ELÉTRICA EXISTENTE NA RESIDÊNCIA

LISTA DE MATERIAIS DE INSTALAÇÕES ELÉTRICAS			UND	QUANT.
ELETRODUTO 1/2" (PAREDE)			m	1,5
CABO DE COBRE FLEXÍVEL 1,5 (F)			mm²	7,00
CABO DE COBRE FLEXÍVEL 1,5 (R)			mm²	1,00
CABO DE COBRE FLEXÍVEL 1,5 (N)			mm²	7,00
CAIXA 2" X 4"			-	1
LUMINÁRIA PARA BANHEIRO 15W			-	1
BOCAL E RABICHO			-	1
INTERRUPTOR SIMPLES			-	1

LEGENDA	
	ARANDELA h=2m COM LAMPADA FLUORESCENTE
	INTERRUPTOR SIMPLES